

USŁUGI GEODEZYJNE
mgr inż. Robert Janocha
49-300 Brzeg ul. Powstańców Śl. 5
tel. (077) 404 50 50 fax (077) 404 50 51
kom 0-607 444 643

Miasto - gmina **Brzeg**
Wież - obręb **III Południe**
położenie **k.m 19 dz. 959/22**
ul. Szymanowskiego
6.142.16.02.4.2


Godło mapy zasadn. **463-412-2541, 2542, 2543, 2544**
skala **1 : 500**
Nr zlec. **15379 / 89 / 2005**
Nr zgł. **1981 / 2005**

GEODETA UPRAWNIONY

mgr inż. Robert Janocha
Nr upraw. 15379

Nie wyklucza się istnienia w terenie innych nie wykazanych na niniejszej mapie urządzeń podziemnych, które nie były zgłoszone do inwentaryzacji lub o których brak jest informacji w instytucjach branżowych

Starosta Brzeski
Powiatowy Ośrodek Dokumentacji Geodezyjnej i Kartograficznej w Brzegu
W obszarze oznaczonym linią potwierdzono w terenie aktualność treści mapy zasadniczej. Dokumenty potwierdzające aktualność mapy przyjęto do zasobu powiatowego w dniu **06 STY 2006** i zaświadczono pod nr **1981/2005**
Niniejsza mapa może służyć do celów projektowych
Projektowane obiekty budowlane wymagające pozwolenia na budowę podlegają wytyczeniu i inwentaryzacji powykonawczej przez jednostki uprawnione do wykonywania prac geodezyjnych
06 STY 2006 z up. STAROSTY
Magdalena Dziurlikowska
Inspektor w Wydziale Geodezji i Gospodarki Nieruchomościami

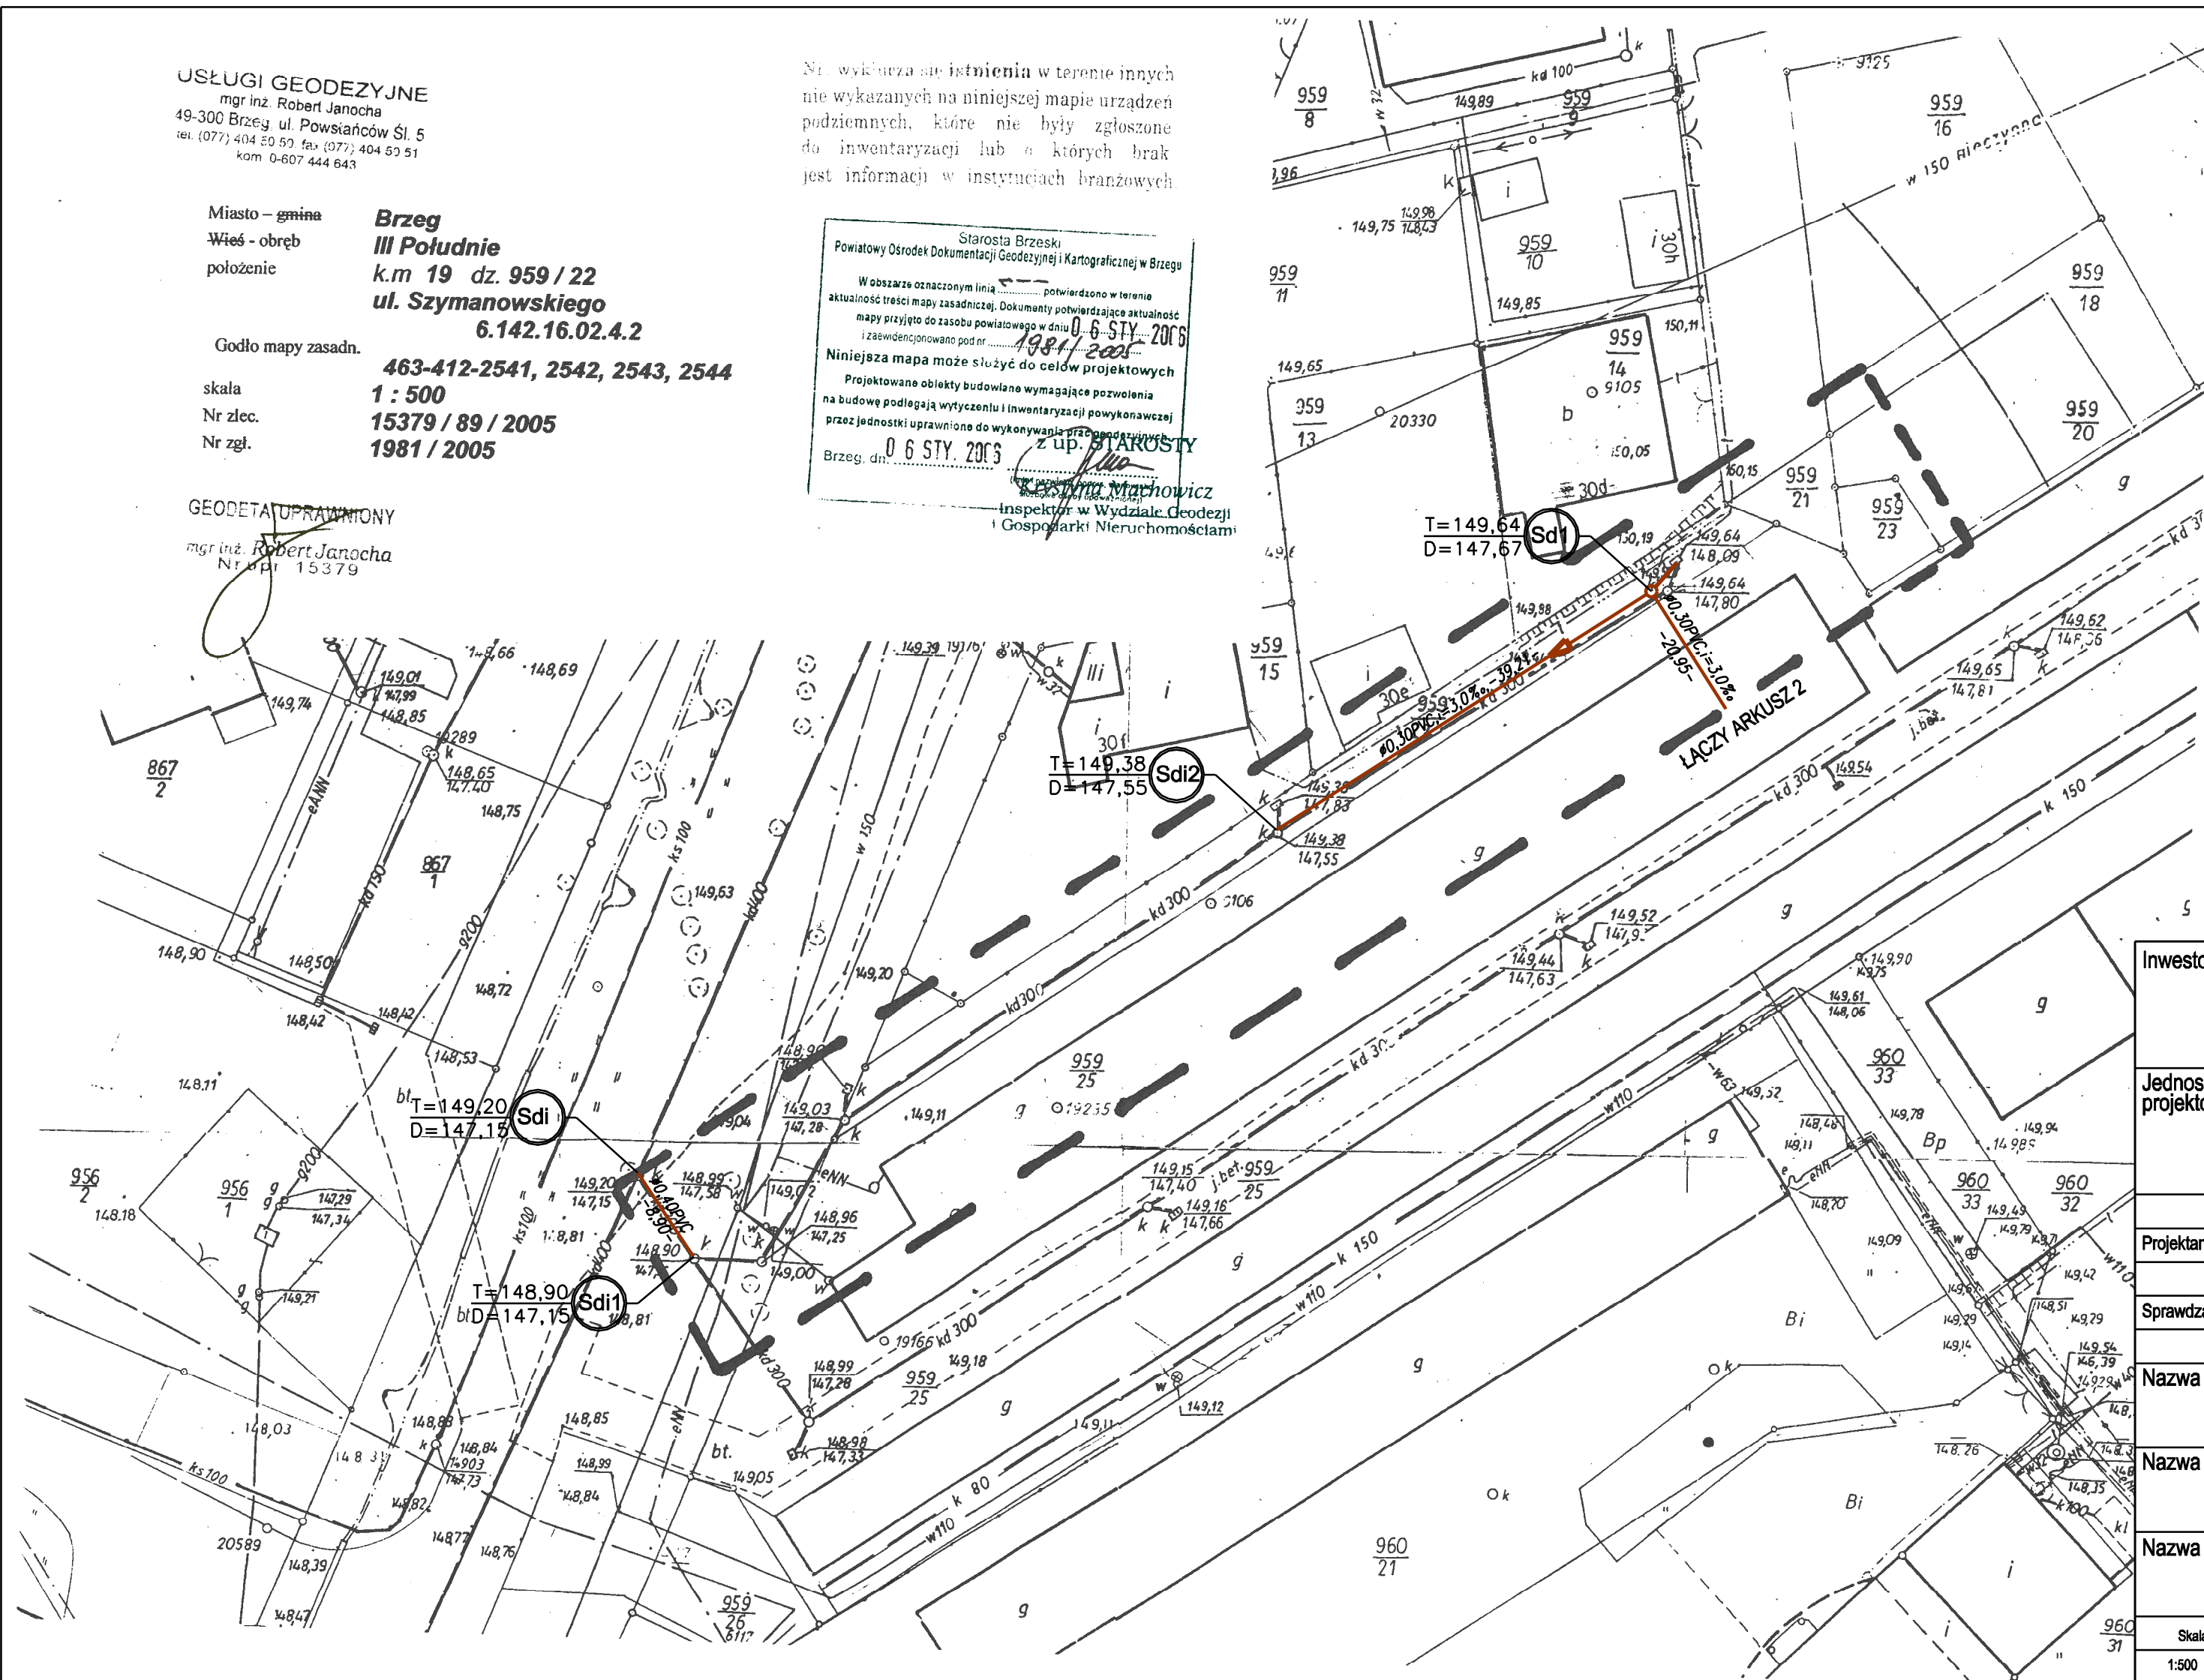

LEGENDA

- Projektowana kanalizacja deszczowa
- Projektowana studzienka deszczowa
T=149,20 - rzędna terenu/wiązu
D=147,15 - rzędna dna studzienki
- Projektowany wpust deszczowy z osadnikiem
D1=1,00 - rzędna dna wylotu
D2=2,10 - rzędna dna studzienki

Investor	 Gmina Miasto Brzeg Ul. Robotnicza 12 49-300 Brzeg		
Jednostka projektowa	 SoftGIS s.c. Ul. Parkowa 25, 51-616 Wrocław tel./fax +4871 3459251		
Projektanci	Imię i Nazwisko	Uprawnienia	Podpis
	mgr inż. Ireneusz Bors	63/DOŚ/03	
	mgr inż. Magdalena Dziurlikowska		
Sprawdzający	mgr inż. Robert Flis	221/DOŚ/05	
Nazwa zadania	BUDOWA DROGI DOJAZDOWEJ DO KOMPLEKSU PRZEMYSŁOWO-USŁUGOWEGO PRZY UL. STAROBRZESKIEJ		
Nazwa opracowania	PROJEKT BUDOWLANO-WYKONAWCZY		
Nazwa rysunku	Plan zagospodarowania terenu ARKUSZ 3		
Skala	Data	Nr umowy	Branża
1:500	05.2006	OR./N/342-42/2005	WOD.-KAN.
		Stadium	Nr rysunku
		P.B.-W.	