


BUDYNEK ISTNIEJĄCY

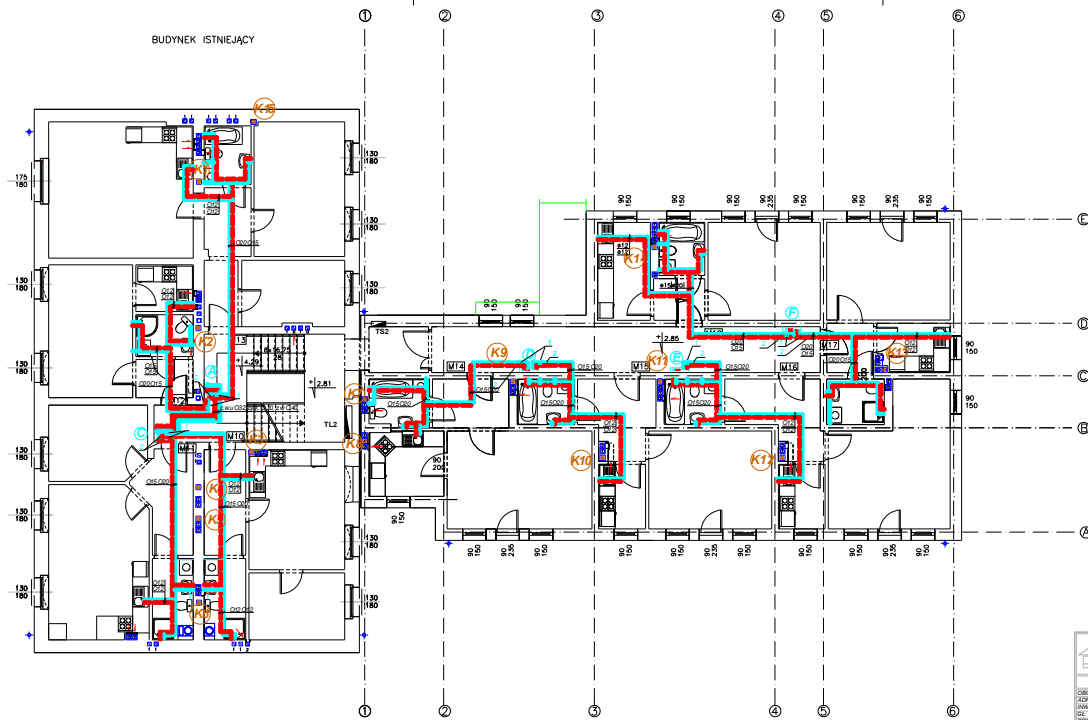

DN wytnar bazowy	
O12	O16x2,2
O14	O18x2,0
O15	O20x2,8
O20	O25x3,5

- LEGENDA:**
- kan. sanitarna
 - woda zimna
 - woda ciepła
 - cyrkulacja
 - - wodomierz JS 2,5 G10
 - - wodomierz JS 50-G1 015

Autorka Pracownia Projektowa ARCH-STUDIO		Inżynier sanitarny
Projekt wykonawczy		rys.
RZUT INSTALACJI WOD-KAN - I PIĘTRO		3
OBIĘKT: BUDYNEK METEOROLOGII WIELKOPOLE FUNKCJA: BIURO I PRACOWNIA INWESTOR: BM w Brzegu, ul. Kawego: Papiernicza 7, 45-300 Brzeg UL. PRACOWNIA: ul. Włocławka 10, 45-345 Brzeg PROJEKTANT: mgr inż. Michał Kucharski, tel. 71 735 84 00, 420 00 00 OPRAWIACZKA: inż. Alina Stępał		SKALA 1:100