


B
BUDYNEK ISTNIEJĄCY

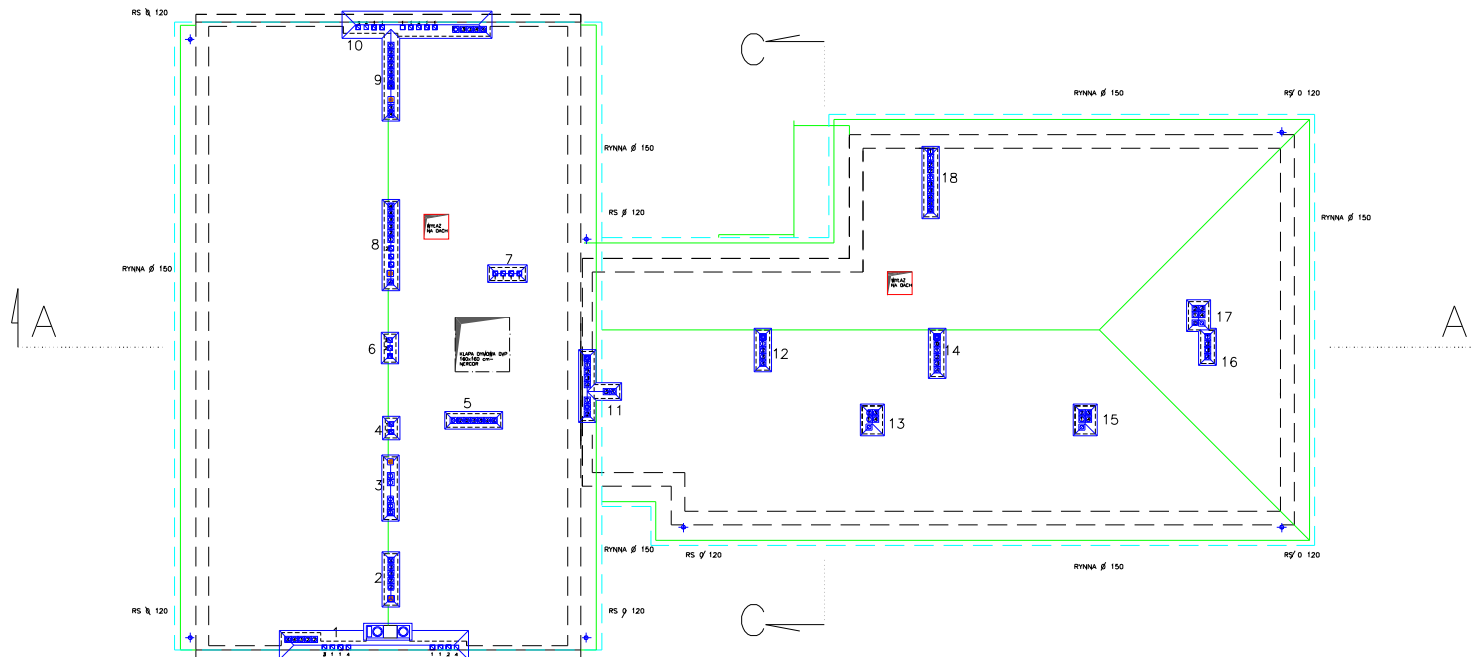

	Autorska Pracownia Projektowa ARCH-STUDIO	Instalacje sanitarne
	Projekt budowlany	
RZUT INSTALACJI WOD-KAN - DACH		RYS.
<small> OBIEKT: BUDYNOK WIELKOPALNICY WIELKOCZYNWY ADRES: BRZEGÓW ul. 6-go LUTEGO INWESTOR: ZBM w Brzegu, ul. Ks. Jerzego Popiełuski 7, 49-300 Brzeg GE. PRACOWNIA: arch. Maria Dąbka-Kucharska Nr. upraw. 247/83/02 PROJEKTANT: mgr inż. Tomasz Kucharski Nr. upraw. 153/88/02, 493/02 OPRACOWAŁ: inż. Alicja Zajączkowska SPRAWDZIŁ: mgr inż. Artur Siwicki 10 upr. 21/00/02 </small>		6
		SKALA 1:100