


Wykop mechaniczny umocniony, przy skrzyżowaniu z uzbrojeniem podziemnym ręczny. Całkowity odwóz ziemi.

Rurociąg układać na podłożu z piasku grubości 15cm. obsypka zagęszczonymi warstwami do 30 cm ponad wierzch rury

Wykop suchy, nie przewiduje się odwodnienia

Poziom porównawczy 137,00 m n.p.m.

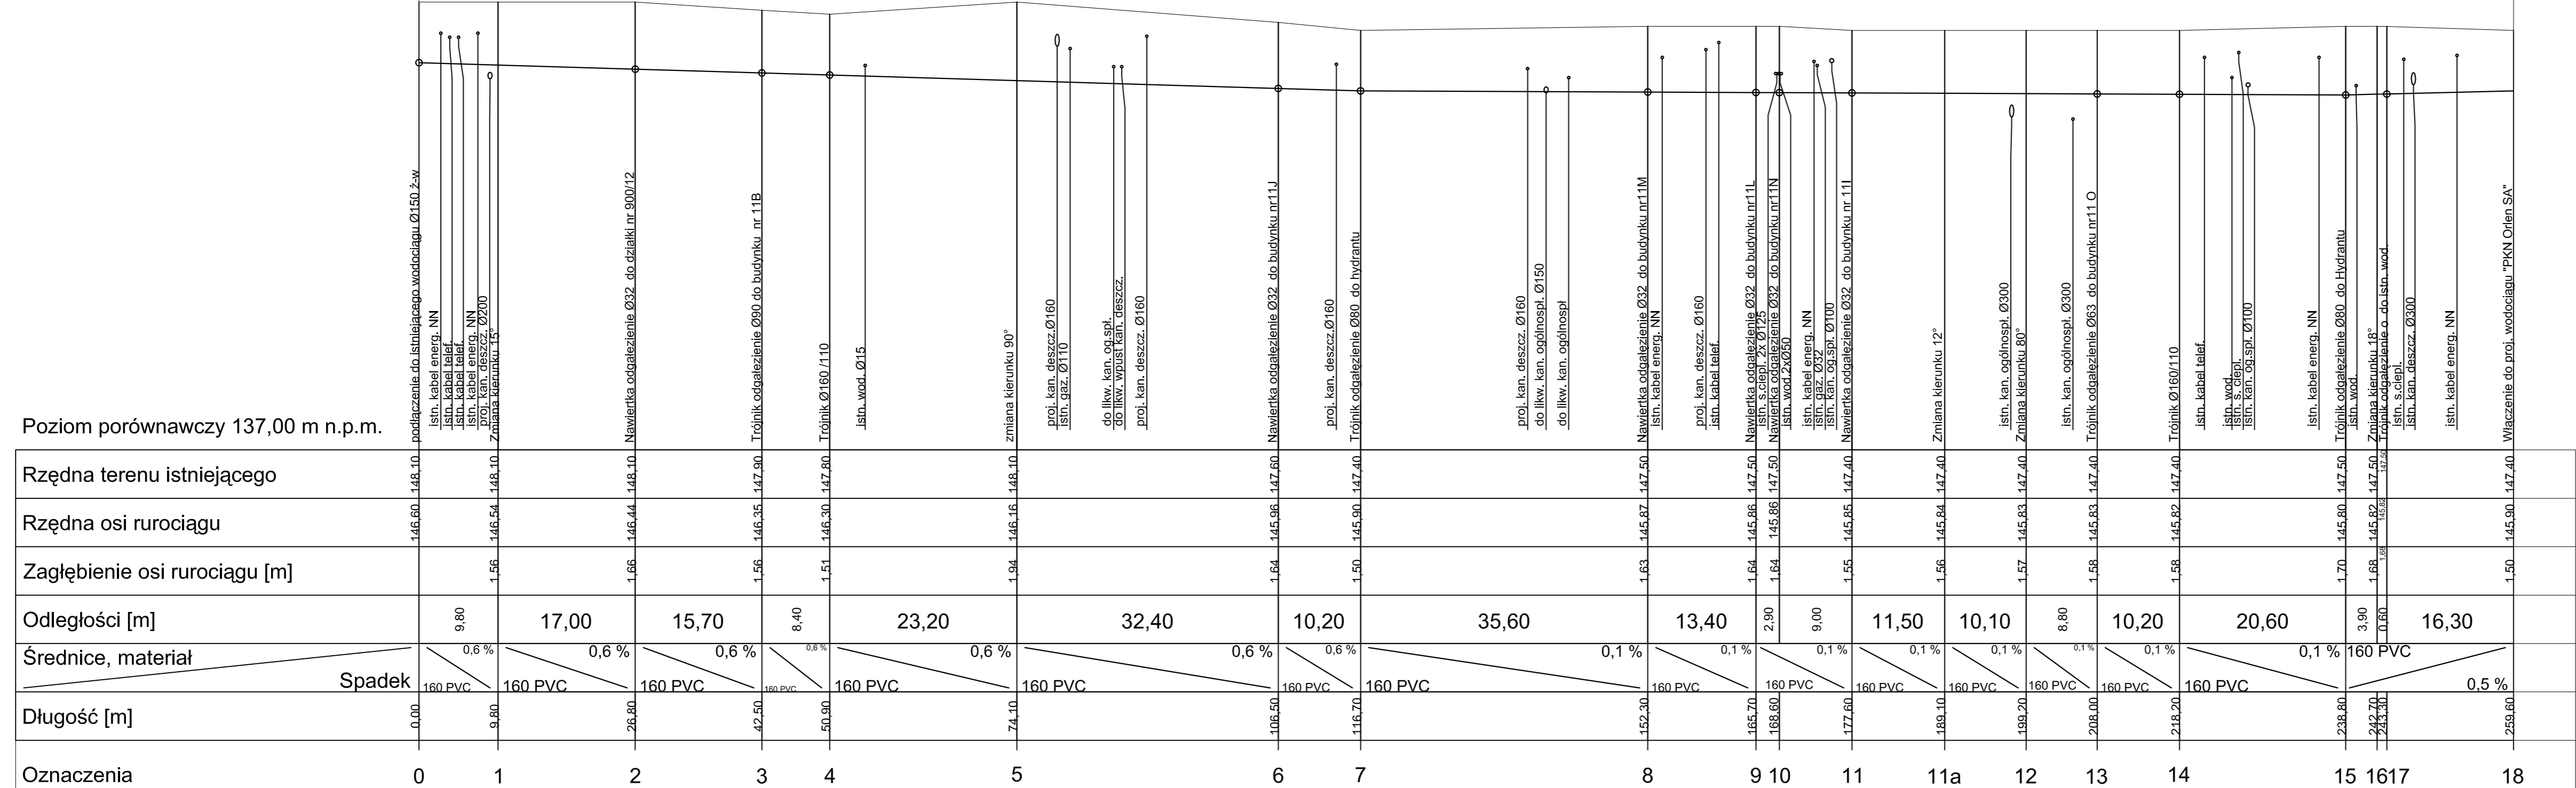

<b>AKI-projekt pracownia projektowa</b>				
45-084 OPOLE ul. Strzelców Bytomskich 7 p.48a tel. (77) 454-62-77				
OBIEKT Budowa drogi wewnętrznej łączącej ul. Łokietka i ul. Trzech Kotwic			ADRES Brzeg	
TREŚĆ Projekt sieci wodociągowej				
PROJEKT	mgr inż. E. Świętkiewicz	NR UPR. 267/76/Op	DATA 11.2006	SKALA 1:100/500
OPRACOWANIE	mgr inż. J. Dawidowicz		11.2006	NR RYS.
SPRAWDZENIE	mgr inż. K. Świętkiewicz	NR UPR. 268/76/Op	11.2006	2