


inwentaryzacja
 rzut parteru skala 1:50

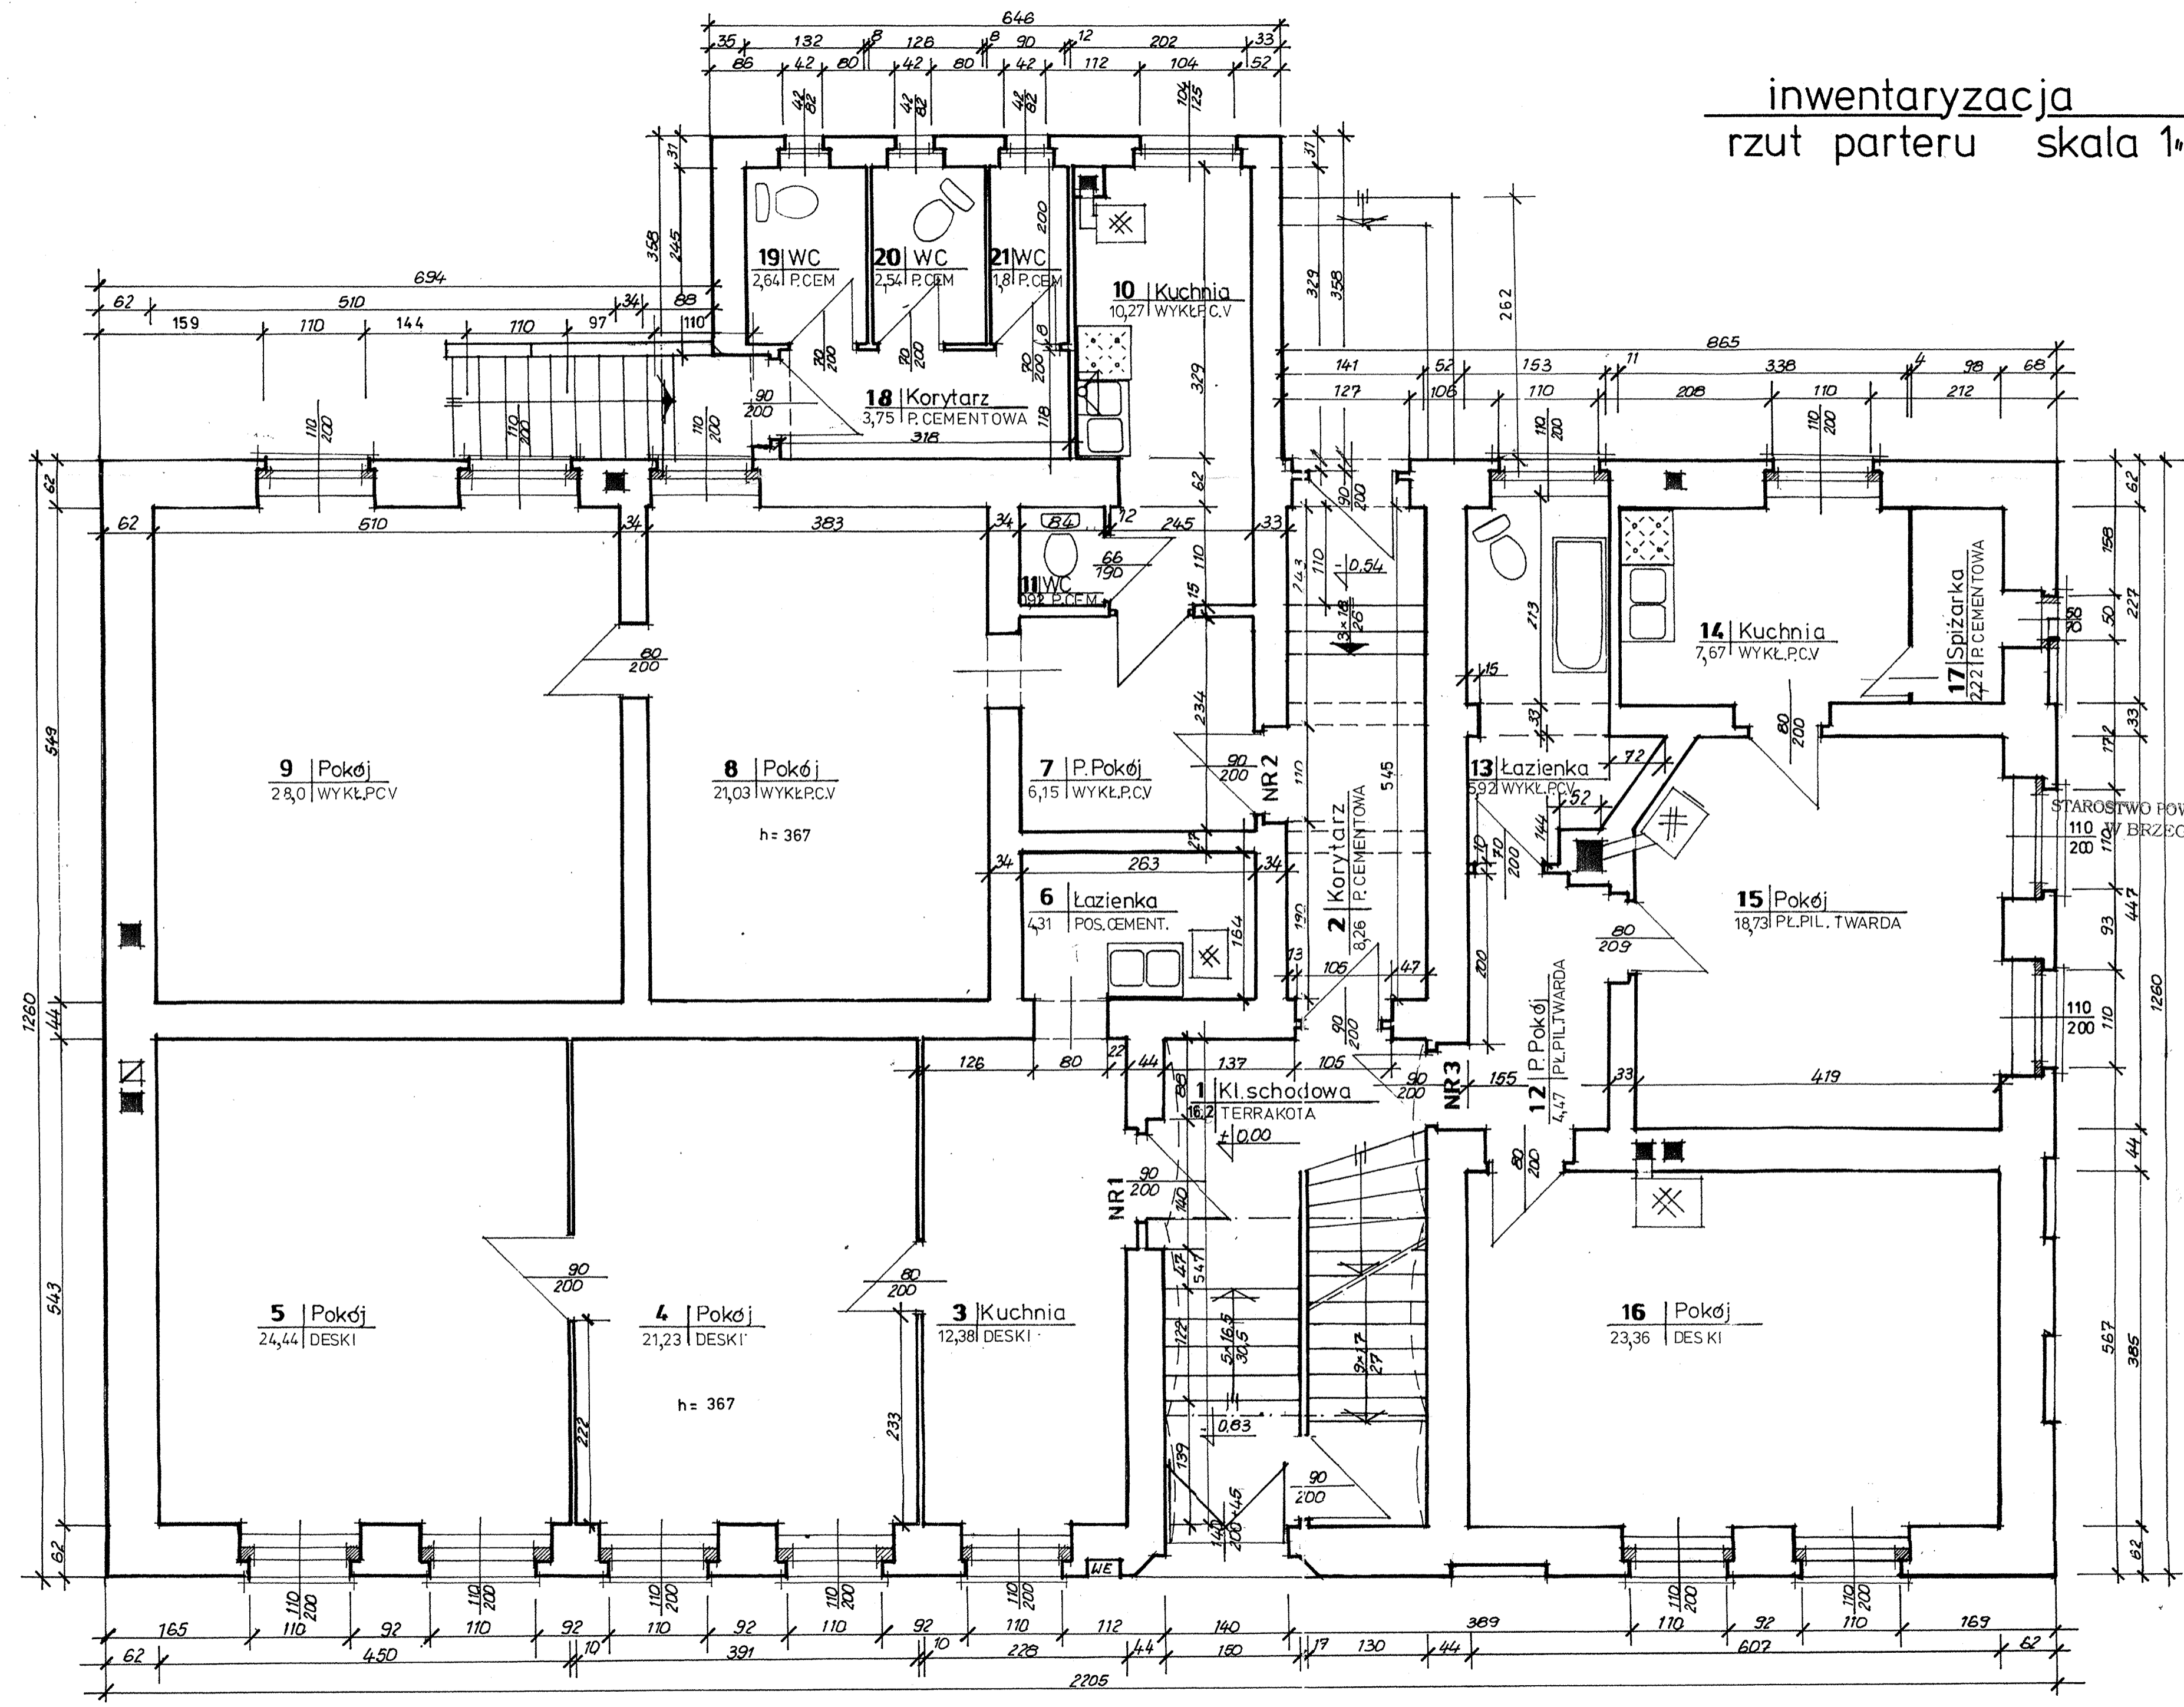

STAROSTWO POWIATOWE
 BRZEGU

mgr inż. Bogusław Kłopiński
 projekt nr 2/2005
 wydział inżynierii
 Branża: Budowlana

NAZWA	WYDZIELENIE BRAKUJĄCYCH POMIĘSZCZENI SANITARNYCH - WYBURZENIE PRZYBUDOWKI
PROJEKTANT:	mgr inż. Bogusław Kłopiński, wydział inżynierii, nr 2/2005 BUDOWLANA
OBIEKT:	Budynek mieszkalny Brzeg ul. OLAWSKA 54 Skala 1:50
NAZWA RYS.:	RZUT PARTERU - INWENTARYZACJA Rys. nr 2