


rzut parteru

1" 50

instalacja wod-kan  
inst. c.o. m. nr 2  
inst. gazu m. nr 2

STAROSTWO POWIATOWE  
W BRZEGU

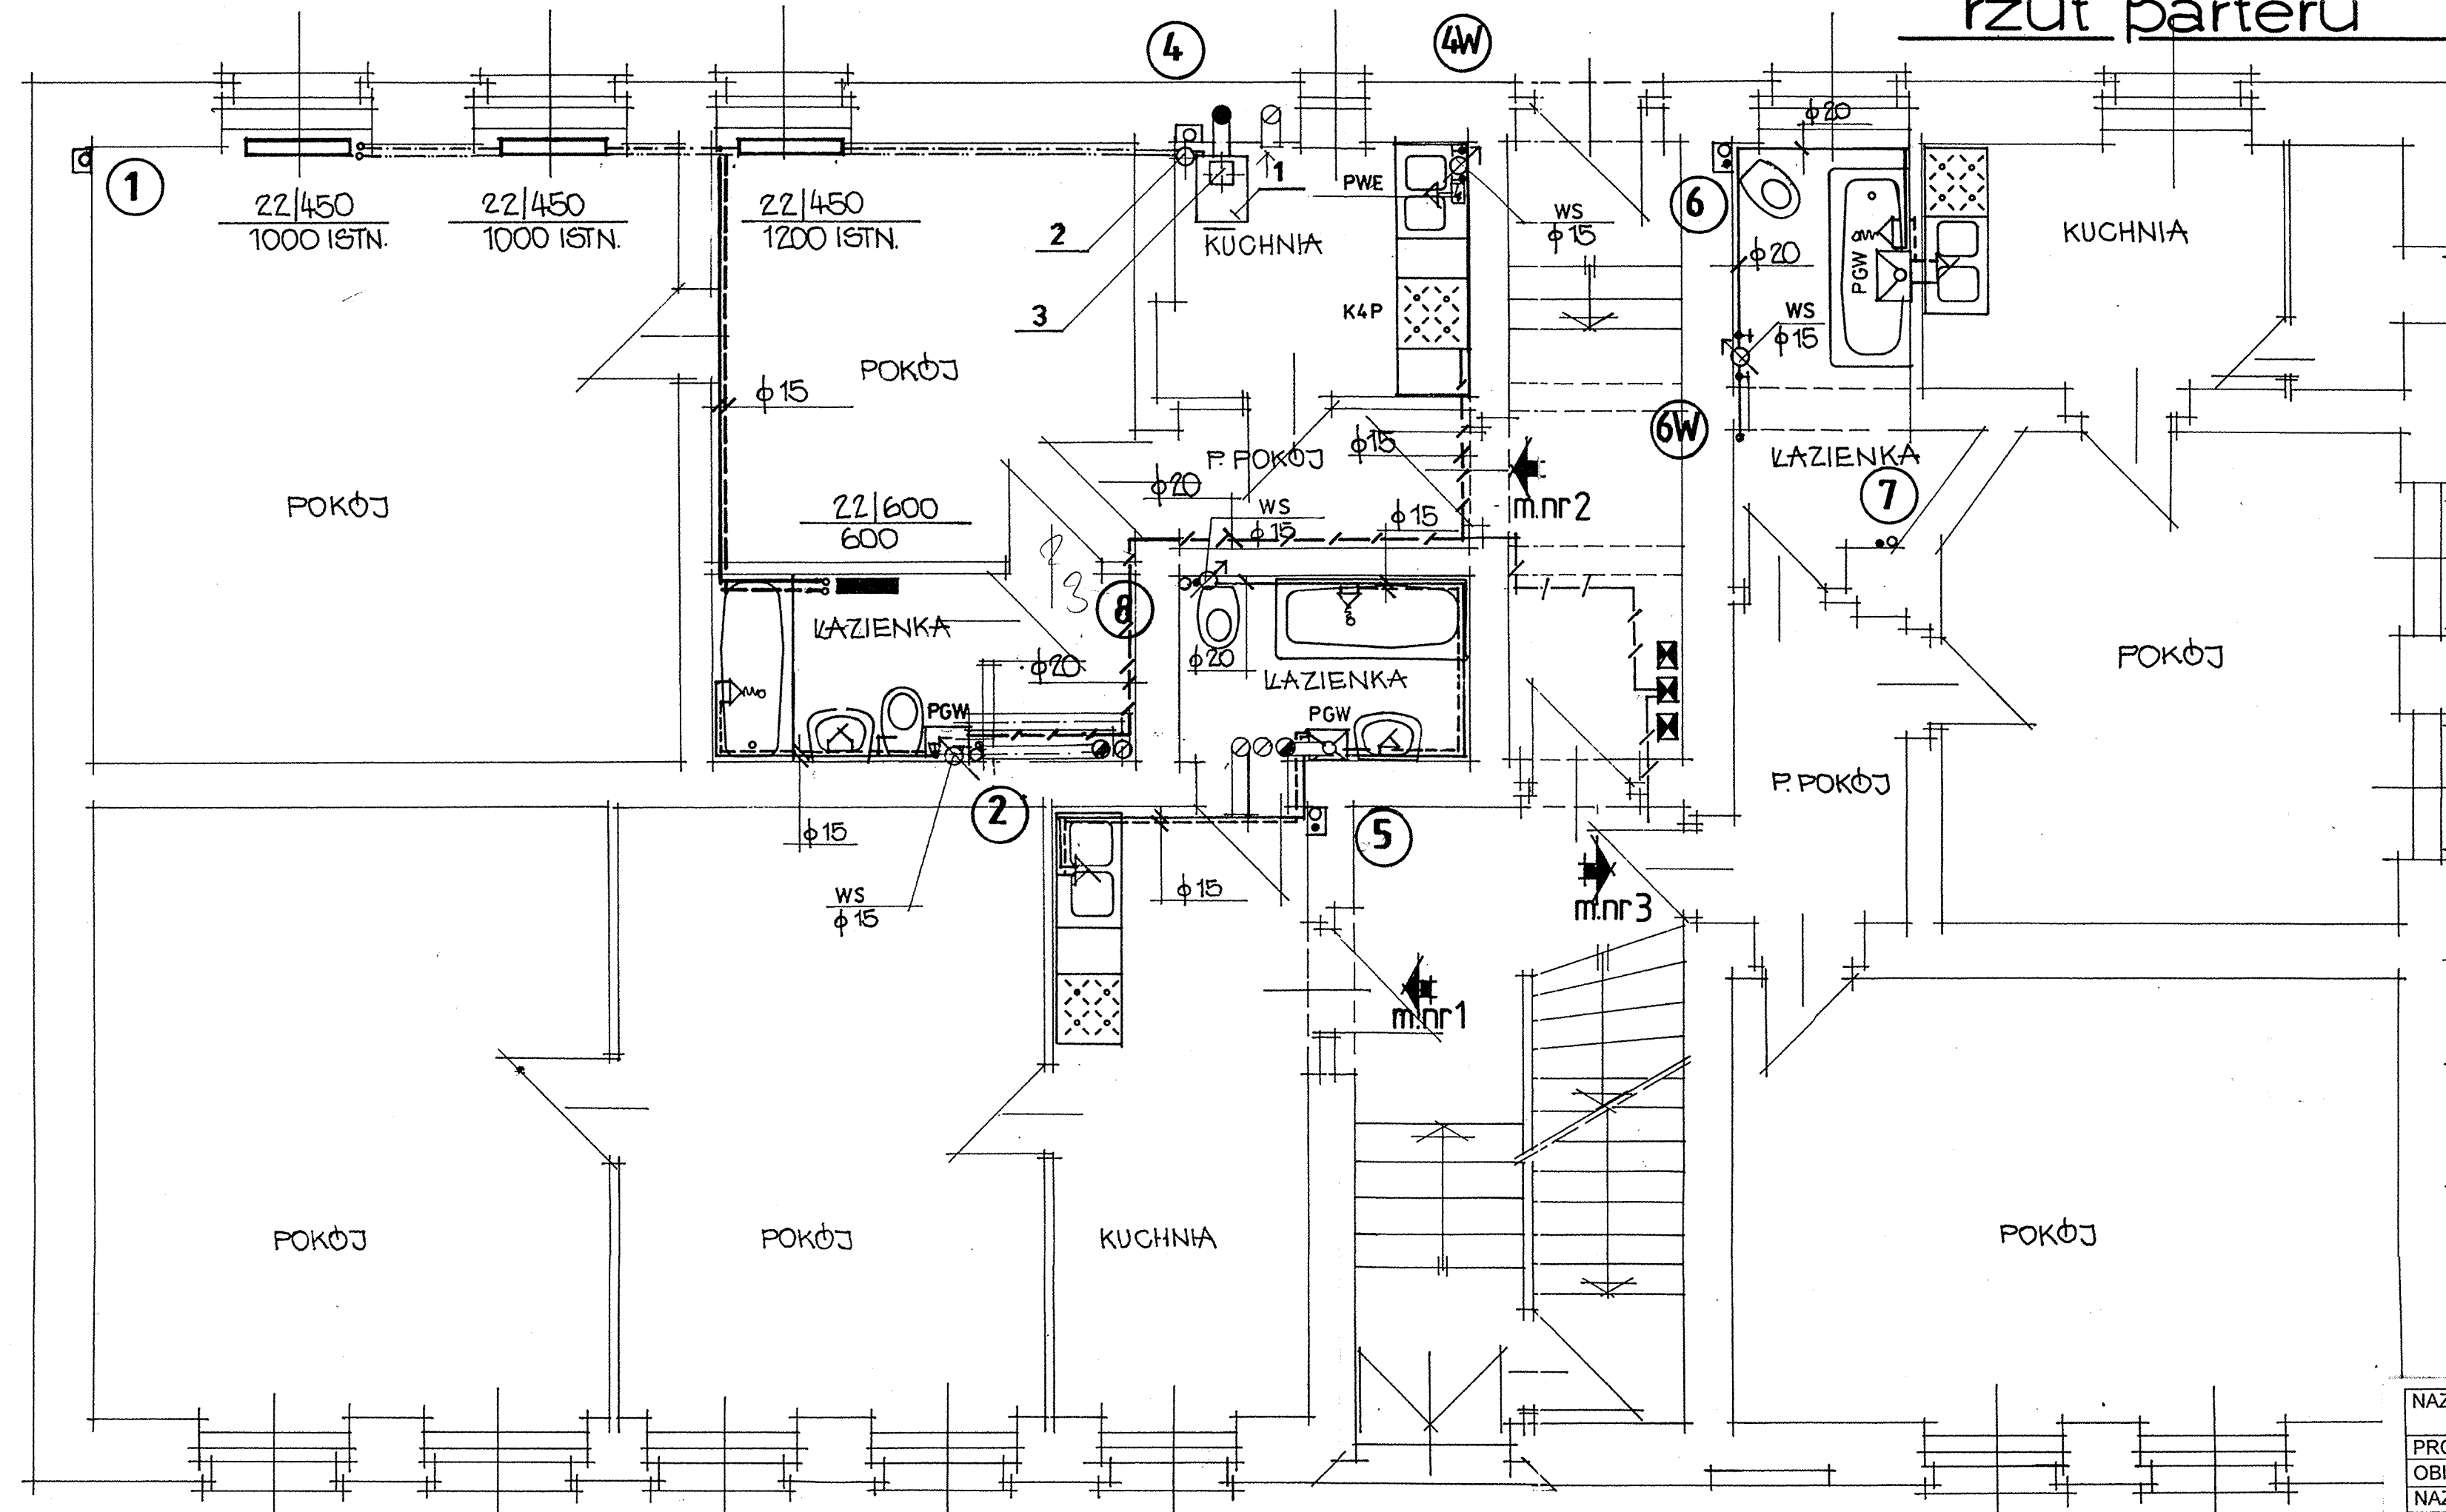

legenda

- KANALIZACJA SANIT. PROJEKT.
- ZIMNA WODA
- CIEPŁA WODA
- INSTALACJA C.O. ISTNIEJ.
- INSTALACJA C.O. PROJ.
- INSTALACJA GAZU ISTN.
- INSTALACJA GAZU PROJ.

- WS - WODOMIERZ SKRZYDEŁKOWY
- K4P - KUCHNIA GAZOWA 4-PALNIKOWA
- PGW - PIEC GAZOWY C.W. WIELOFUNKC.
- PWE - PODGRZEWACZ C.W. ELEKTRYCZNY
- 1 - KOCIOŁ C.O. WĘGLOWY  $T=0,8m^2$
- 2 - POMPA OBIEGOWA 25Por-40C
- 3 - NACZYNIĘ WZBIORCZE  $V=20l$

**LESZEK PREISNAR**  
Inżynier urządzeń sanitarnych  
upr. do projektowania, bez ograniczeń  
projektów w specjalności inst.-inżyn.  
nr. 4777/wym, 1867/wym, 16182/WBOP  
§ 4 ust. 2 § 5 i § 13 ust. 1 pkt 4. lit. a, b, c

NAZWA	WYDZIELENIE BRAKUJĄCYCH POMIESZCZEŃ SANITARNYCH - WYBURZENIE PRZYBUDÓWKI	
PROJEKTANT:	inż. Leszek PREISNAR 186/75/Wwm	Instalacje
OBIEKT:	Budynek mieszkalny Brzeg ul. OŁAWSKA 54	Skala 1:50
NAZWA RYS.:	RZUT PARTERU - INST. WOD-KAN, CO,	Rys. nr 4s