


4x

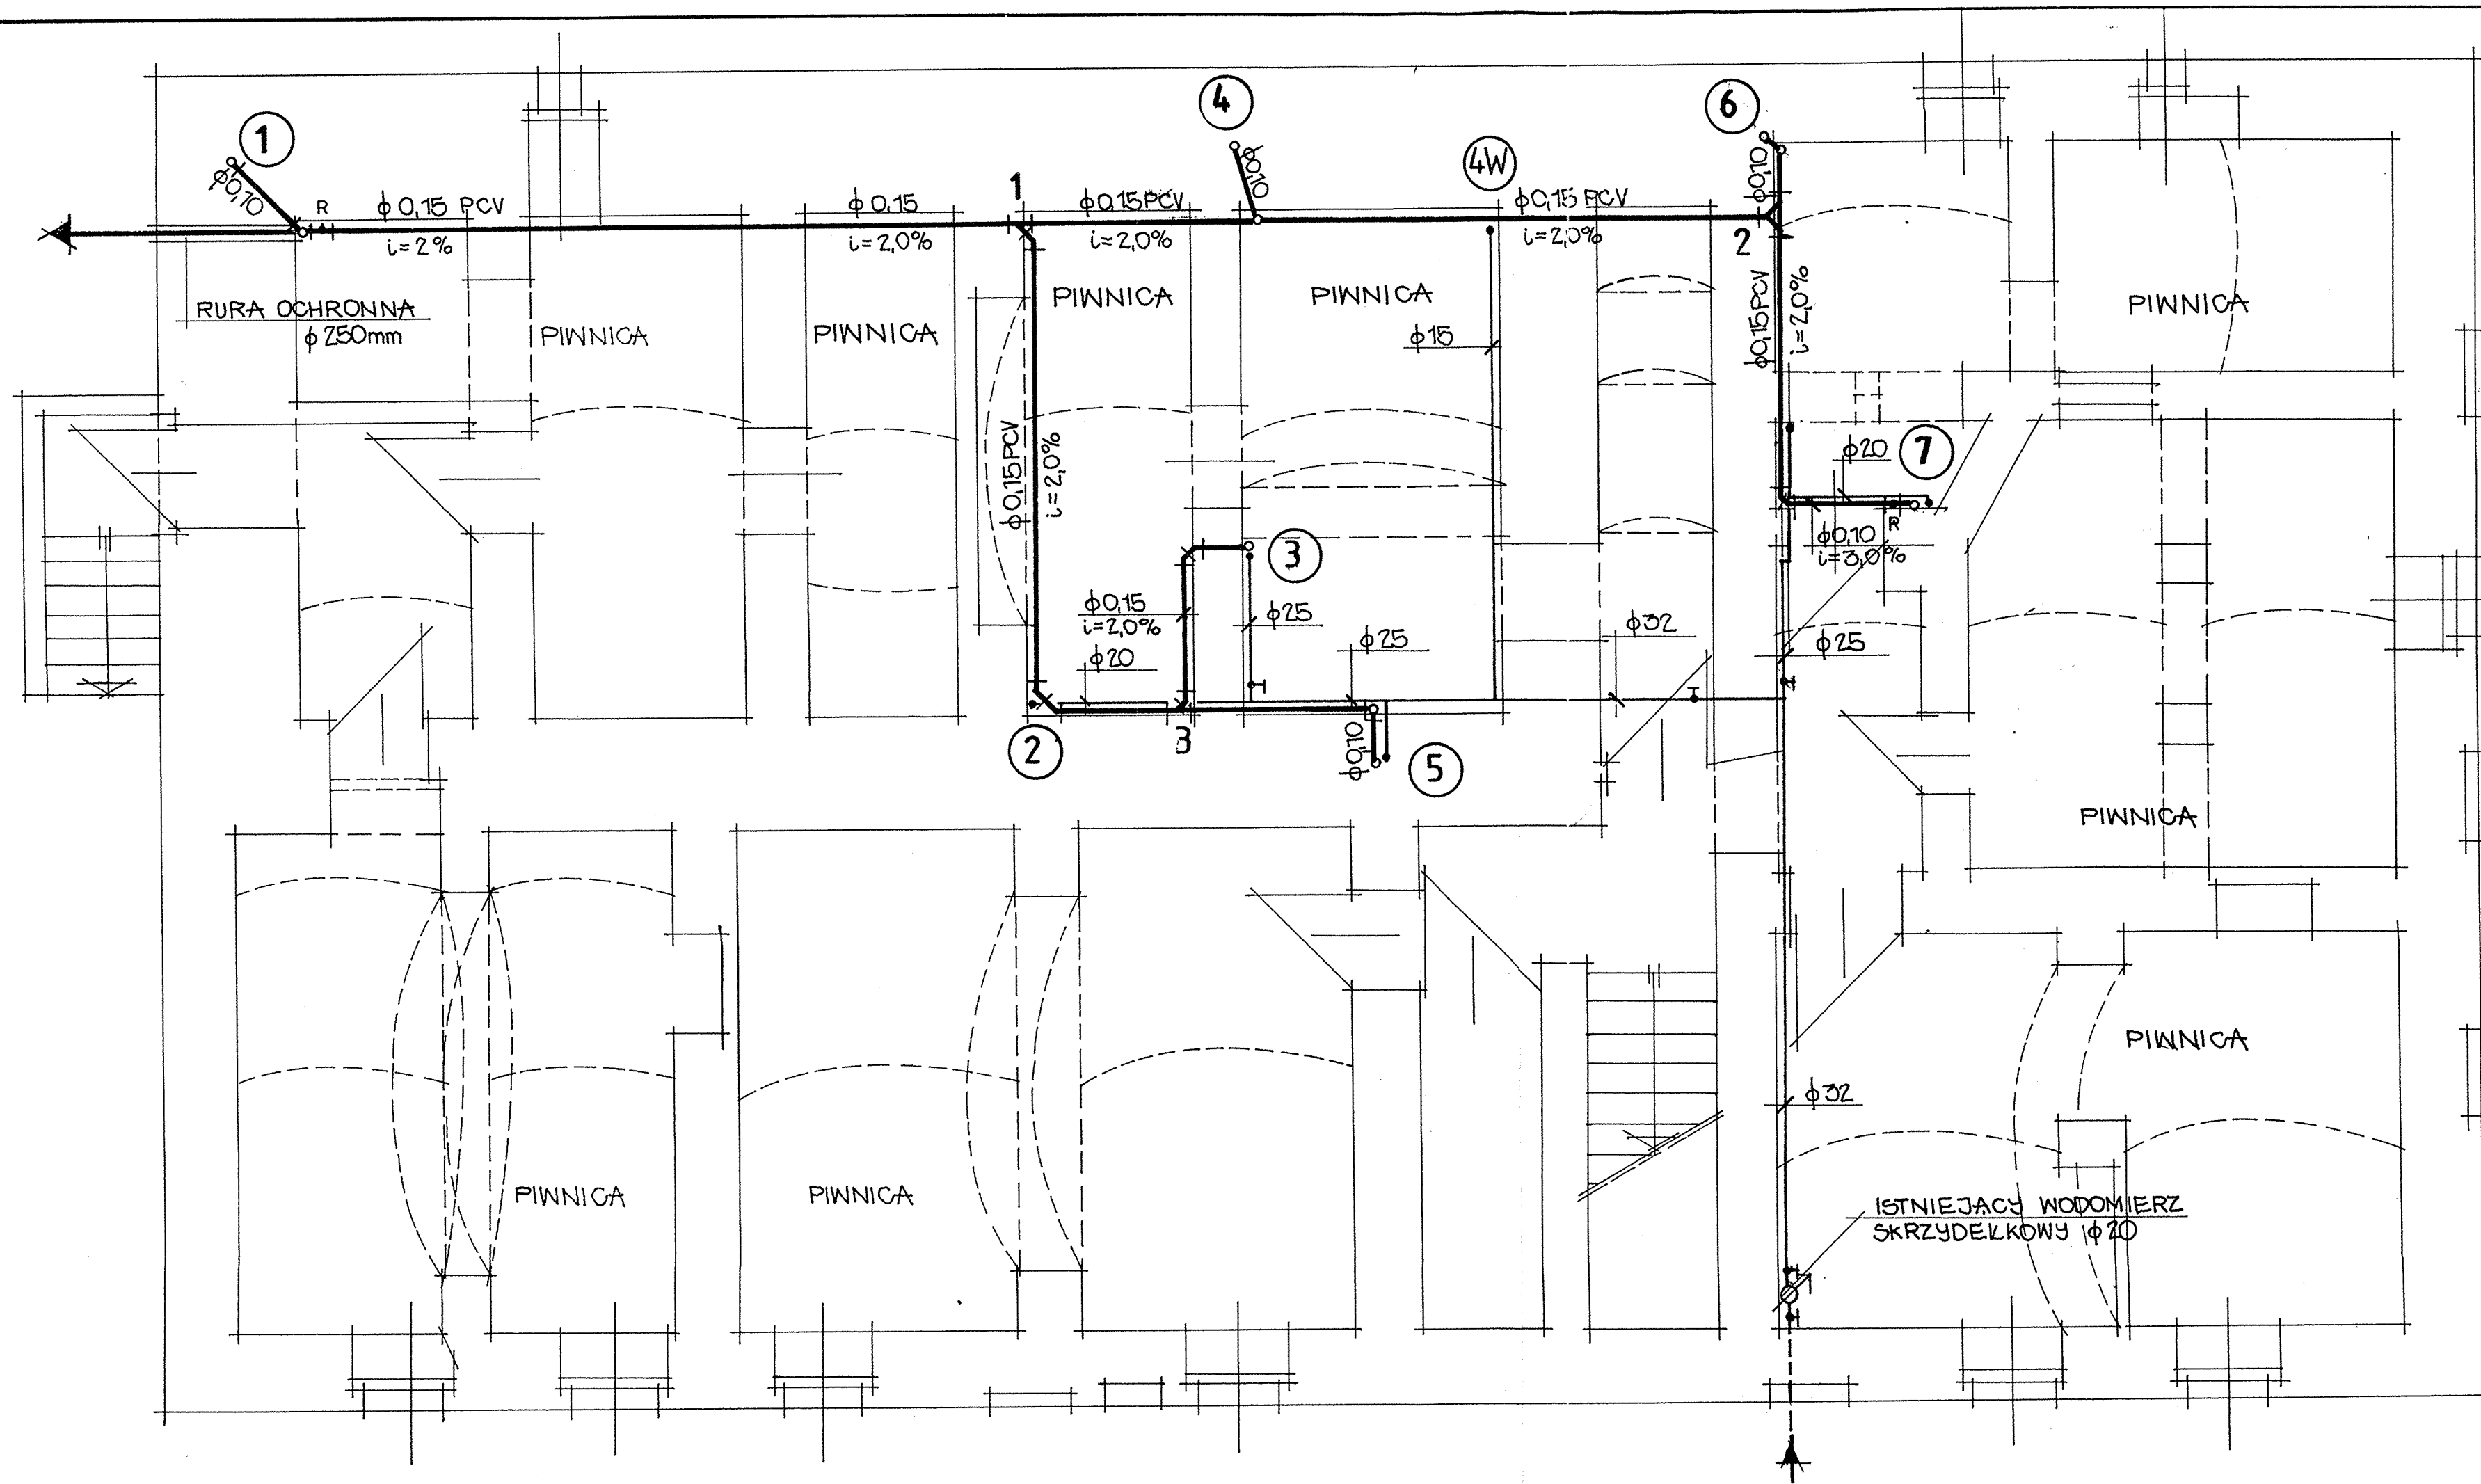

rzut piwnic 1:50
instalacja wod-kan

STAROSTWO POWIATOWE
W BRZEGU

LESZEK PREISNAR
inżynier urządzeń sanitarnych
nr. do projektowania bez ograniczeń
projektów w specjalności inż.-inż. s.
inż. 477/Wm, 186/75/Wm, 161/82/Wm, 161/82/Wm
§ 4 ust. 2 § 7 i § 10 ust. 1 pkt 4 lit. a, b, c

NAZWA	WYDZIELENIE BRAKUJĄCYCH POMIESZCZENI SANITARNYCH - WYBURZENIE PRZYBUDOWKI
PROJEKTANT	inż. Leszek PREISNAR 186/75/Wm Instalacje
OBIEKT	Budynek mieszkalny Brzeg ul. OLAWSKA 54 Skala 1:50
NAZWA RYS.	RZUT PIWNIC - INSTALACJA WOD-KAN Rys. nr. 3s