


USŁUGI GEODEZYJNE  
mgr inż. Z. Braksator npr. 8381  
ul. Gen. G. Roweckiego 715 49-304 BRZEG  
tel./fax. 077-4162019 kom. 604 429 406

ks. rob. 8581/03/2007  
ks. zgl. 79/2007

województwo : opolskie  
miasto : Brzeg  
obrob : POLUDNIE a.m. 3  
obiekt : OSIEDLE WESTERPLATTE  
ulice : Gaj, Ptasia, Grota Roweckiego,  
Boh. Westerplatte, M.C.Składowskiej  
sekcja m.z.: 463.412.2013, 2031, 2032,  
2033, 2034

**MAPA DO CELÓW PROJEKTOWYCH**  
skala 1:500

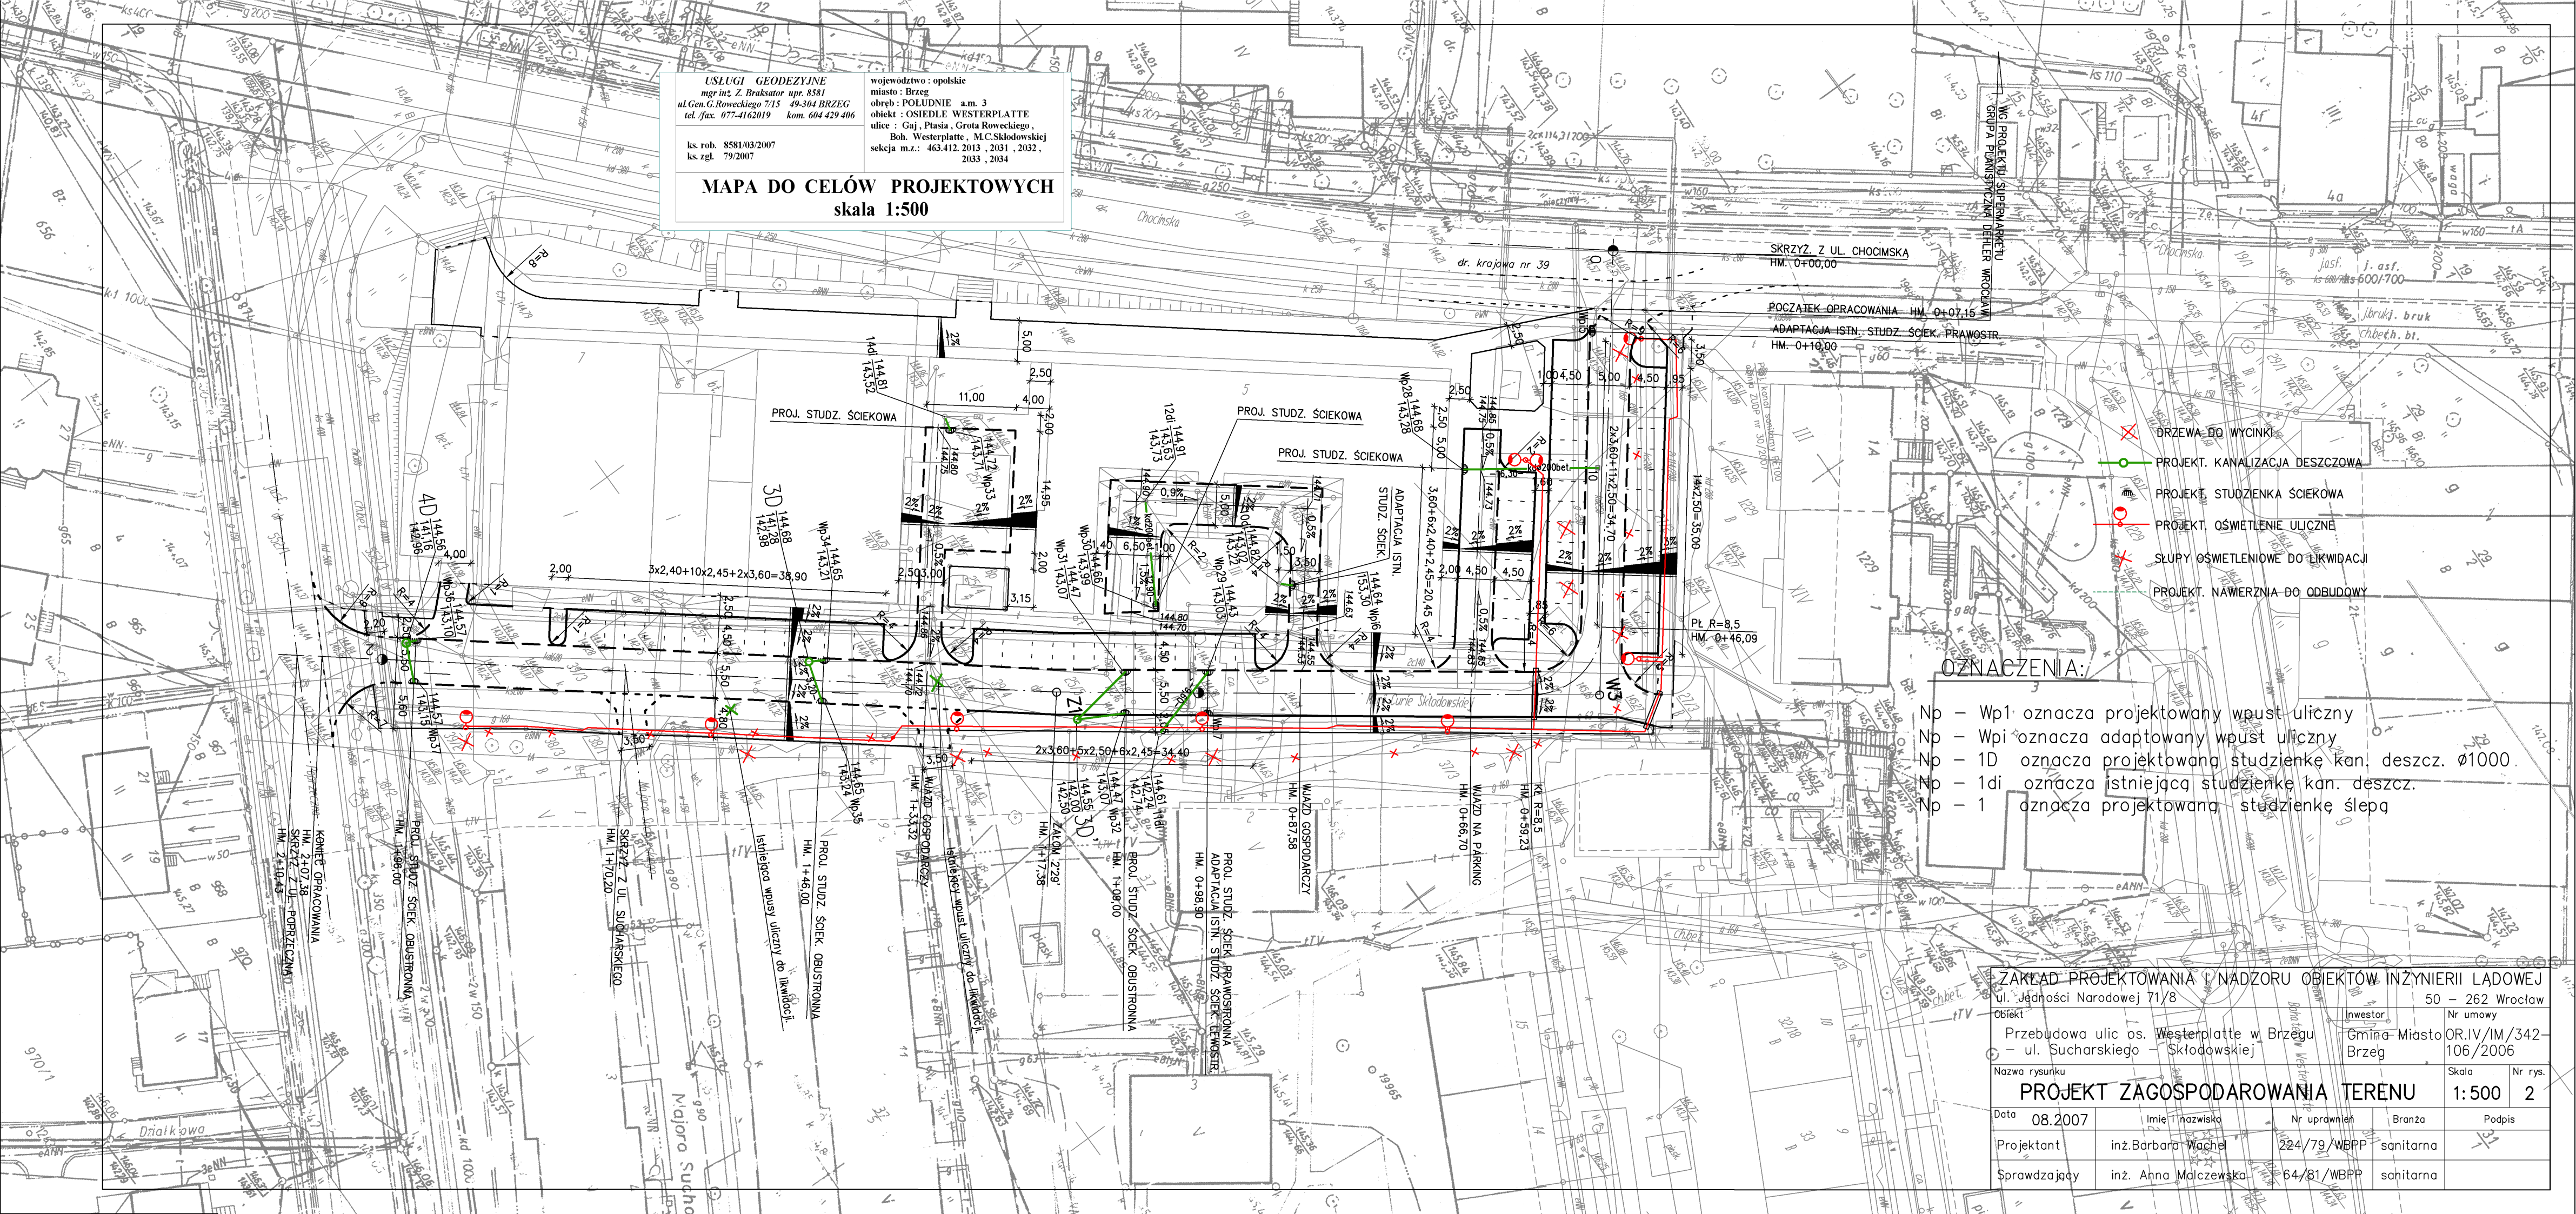

- OZNACZENIA:**
- ✗ DRZEWIA DO WYCINKI
  - PROJEKT. KANALIZACJA DESZCZOWA
  - PROJEKT. STUDZIENKA ŚCIEKOWA
  - PROJEKT. OŚWIETLENIE ULICZNE
  - SŁUPY OŚWIETLENIOWE DO LIKWIDACJI
  - PROJEKT. NAWERZNIJA DO ODBUDOWY

- Np - Wp1 oznacza projektowany wpust uliczny
- Np - Wpi oznacza adaptowany wpust uliczny
- Np - 1D oznacza projektowaną studzienkę kan. deszcz. Ø1000
- Np - 1di oznacza istniejącą studzienkę kan. deszcz.
- Np - 1 oznacza projektowaną studzienkę ślepą

ZAKŁAD PROJEKTOWANIA I NADZORU OBIEKTÓW INŻYNIERII LĄDOWEJ		50 - 262 Wrocław	
ul. Jedności Narodowej 71/8		Inwestor	
Obiekt		Nr umowy	
Przebudowa ulic os. Westerplatte w Brzegu		Gmina-Miasto OR.IV/IM/342-	
- ul. Sucharskiego - Skłodowskiej		Brzeg 106/2006	
Nazwa rysunku		Skala Nr rys.	
<b>PROJEKT ZAGOSPODAROWANIA TERENU</b>		<b>1:500 2</b>	
Data	Imię i nazwisko	Nr uprawnień	Branża
08.2007	inż. Barbara Wachel	224/79/WBPP	sanitarna
Projektant			Podpis
Sprawdzający	inż. Anna Malczewska	64/81/WBPP	sanitarna