



RZUT PIWNIC

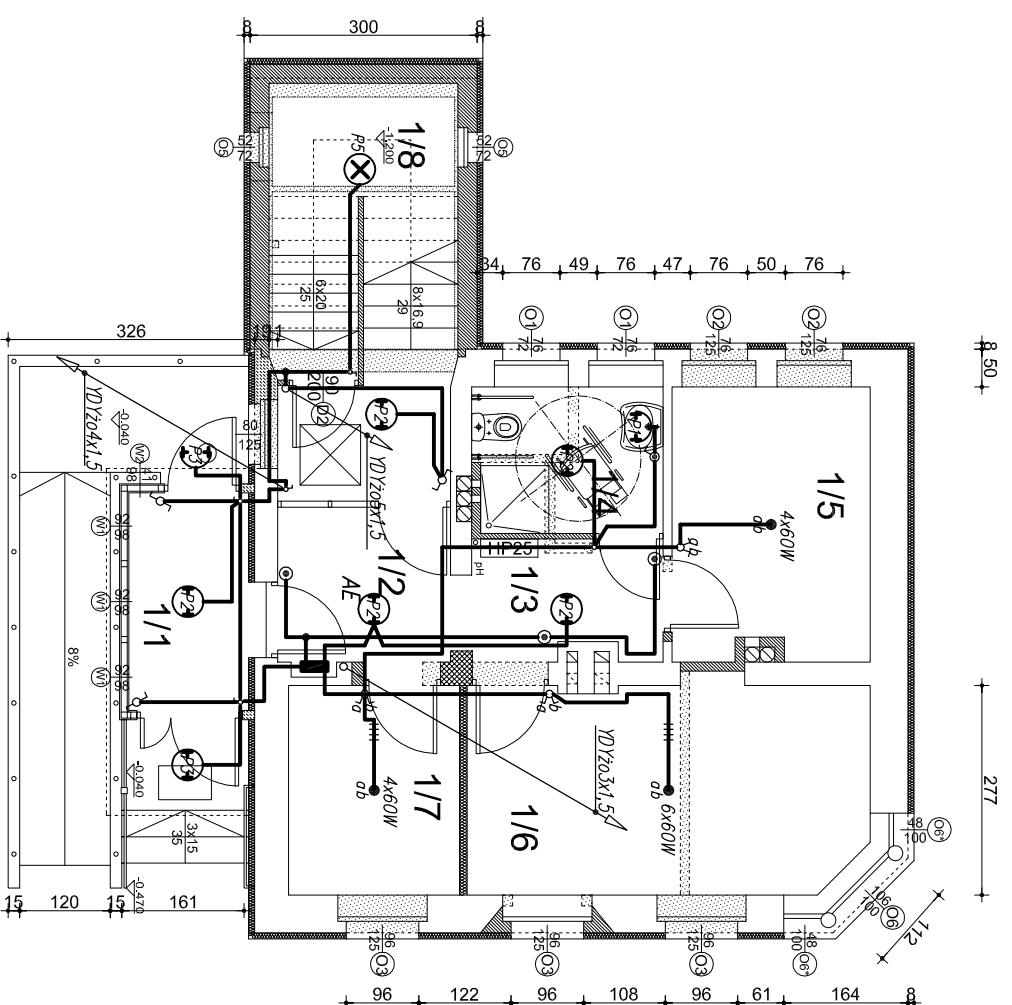

RZUT PARTERU

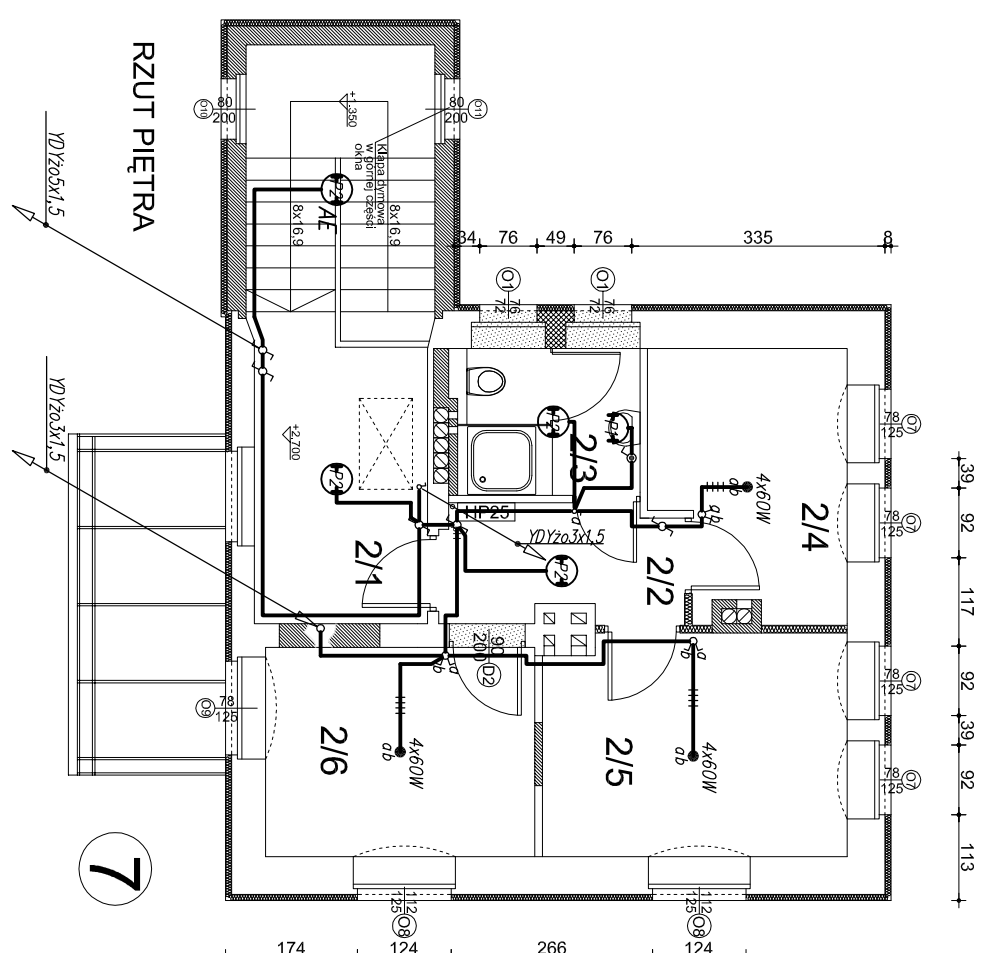


RZUT PIĘTROWY

OZNACZENIA OPRAW OŚWIETLENIOWYCH I URZĄDZEŃ	
	Oprawa świetlnikowa 2x36W szczelna IP65 klasz z poliwęglanu np. OPK 136 firmy PHILIPS - FAREL
	Wypust na oprawę 60W
	Wypust na żyrandol 3x60W
	Wypust na kinkiet 1x60W
	Oprawa świetlnikowa ścienna, lub na strop okrągła, klasz opadowy IP 54, 1x28W np. CLUB/SUPERCLUB 2D 28W kod 7001414 firmy THORN
	Oznaczenie lampy z modułem awaryjnym o czasie świecenia min. 2godz.
	gniazdo wtyczkowe 2x16A+PE, podwójne
	Główna szyna wyrównawcza

POWIERZCHNIA UŻYTKOWA			
NR	POMIESZCZENIE	POSAZDKA	POW. M ²
1/1	PRZEDSIÖBNIK	GRES	4,57
1/2	HOL	GRES	4,86
1/3	KORYTARZ	GRES	3,89
1/4	WC MĘSZCZYZN/NIEPEŁNOSPŁY	GRES	4,79
1/5	POKOJ	PCV	9,32
1/6	POKOJ	PCV	14,59
1/7	POKOJ	PCV	6,26
	KŁATWA SCHOOWA	GRES	13,48
	RAZEM		61,196

POWIERZCHNIA UŻYTKOWA			
NR	POMIESZCZENIE	POSAZDKA	POW. M ²
2/1	HOL	GRES	8,91
2/2	KORYTARZ	GRES	4,84
2/3	WC KOBIEC	GRES	4,75
2/4	POKOJ	PCV	8,54
2/5	POKOJ	PCV	11,72
2/6	POKOJ	PCV	9,86
	RAZEM		48,62

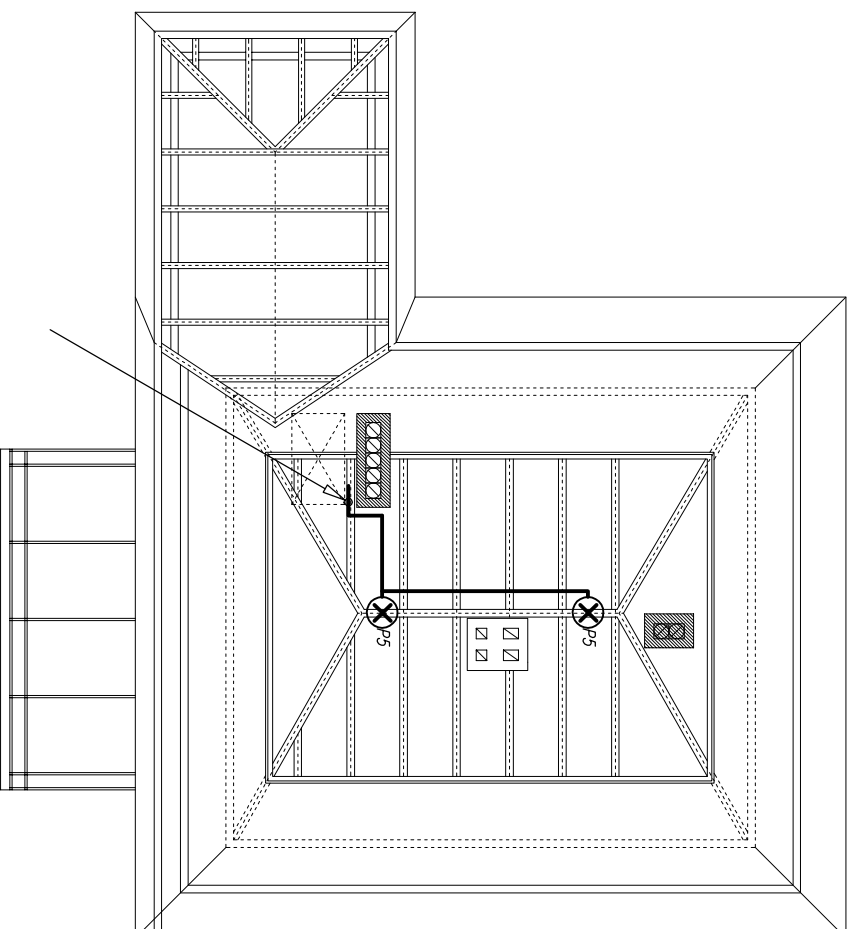

RZUT PODDASZA

TN-S SAMOZYYNE WYŁĄCZENIE ZASILANIA

"ENPRO"PROJEKTOWANIE BUDOWLANE

51-640 WROCLAW UL.B.GIERYSKICH 156
TEL./FAX.(071)3475733, 3475735, 0691/354513

AUTORZY:

PROJEKTANT ELEKTR.
DOŚ/IE/2927/01

Jerzy Kwiatkowski
DOŚ/IE/2927/01

**PRZEBUDOWA BOISK SPORTOWYCH
WRAZ Z OBIEKTAMI KUBATUROWYMI**

INWESTOR
MIEJSKI OŚRODEK SPORTU I REKREACJI
49-300 BRZEG ul.Kofantego 34

TYTUŁ RYSUNKU:
BUDYNEK ZABYTKOWY - INSTALACJA ŚWIATŁA

STADIUM
PW

SKALA:
1 : 100

DATA:
05.2008r

BRANŻA:
ELEKTRYCZNA

NR RYS.
E9