



PLAN INSTALACJI ELEKTRYCZNEJ

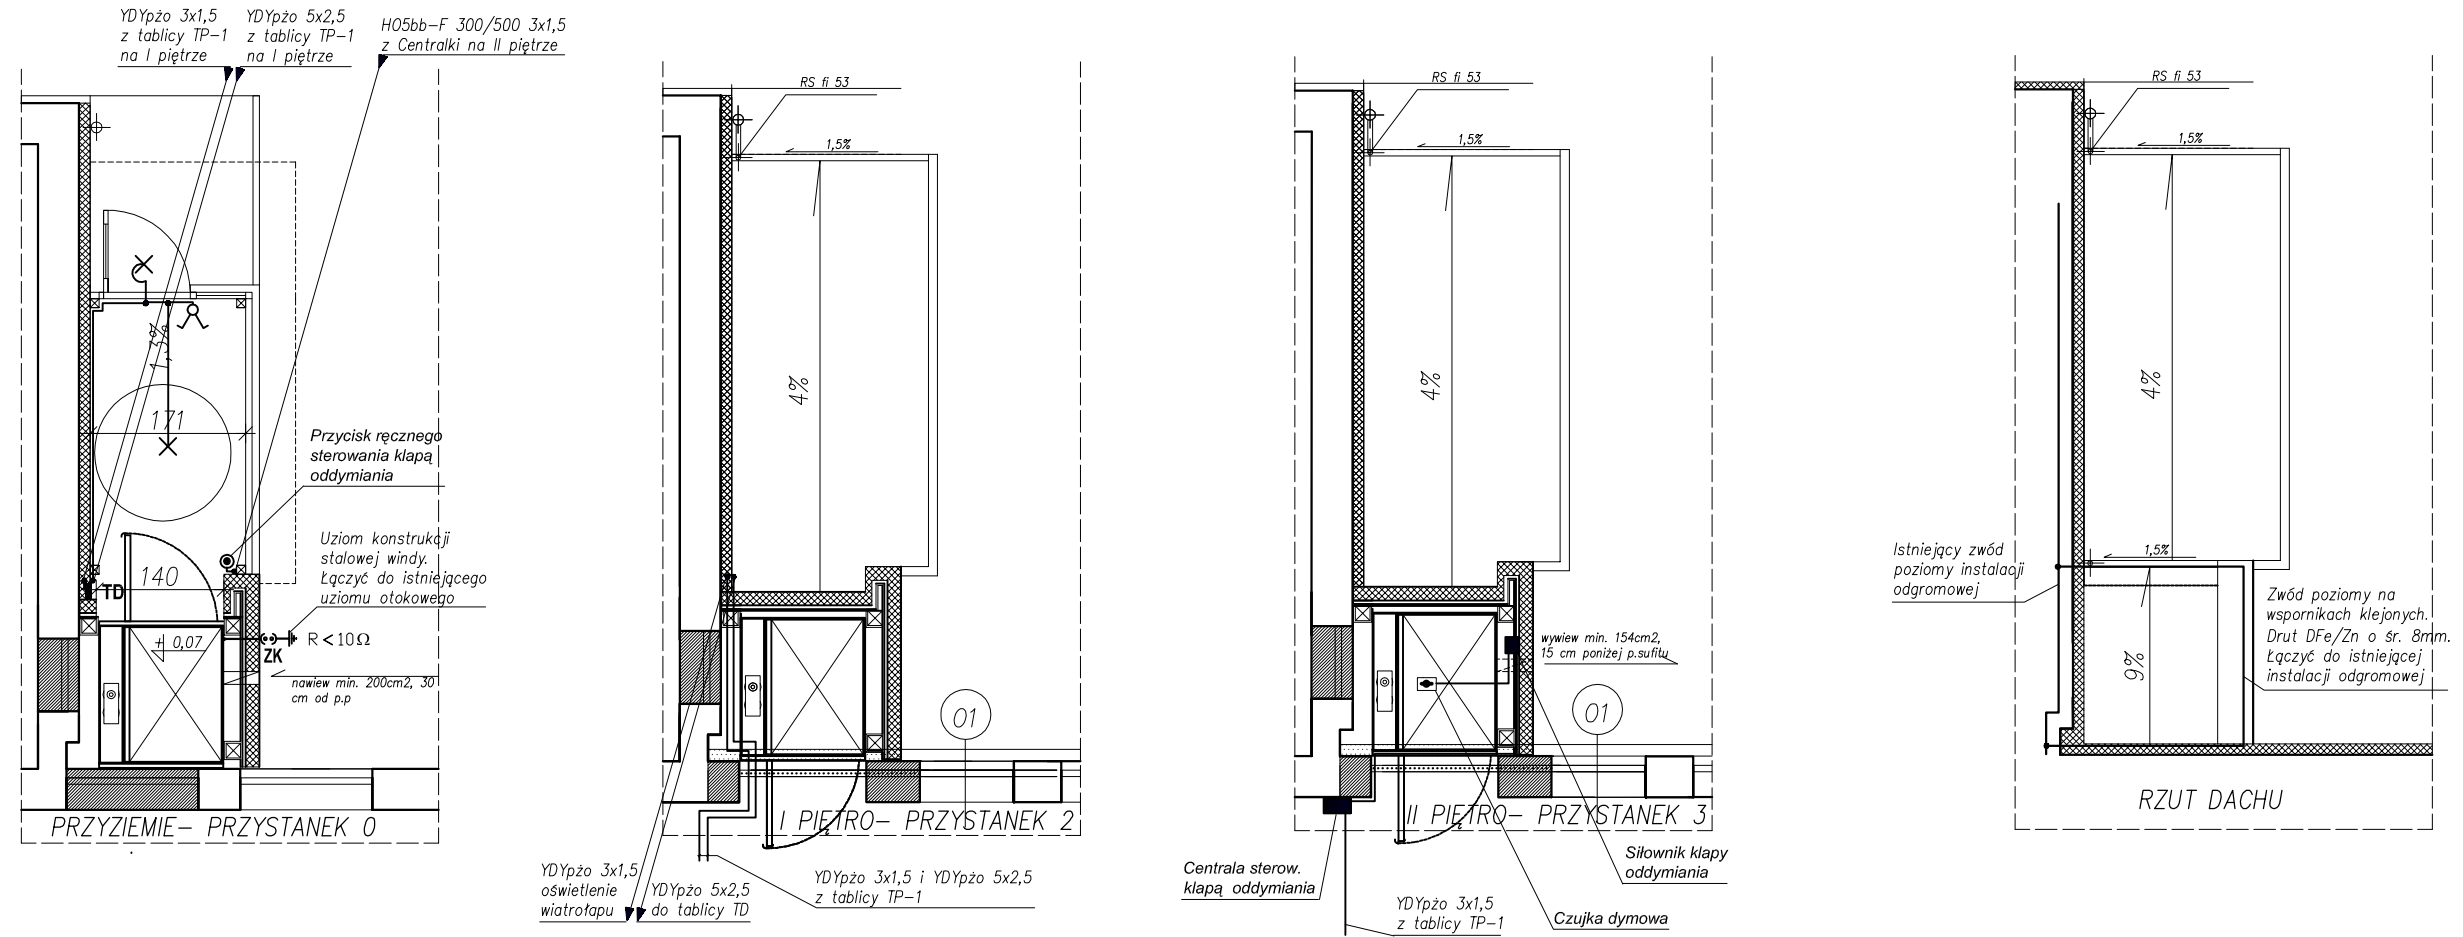

SCHEMAT IDEOWY INSTALACJI ELEKTRYCZNEJ

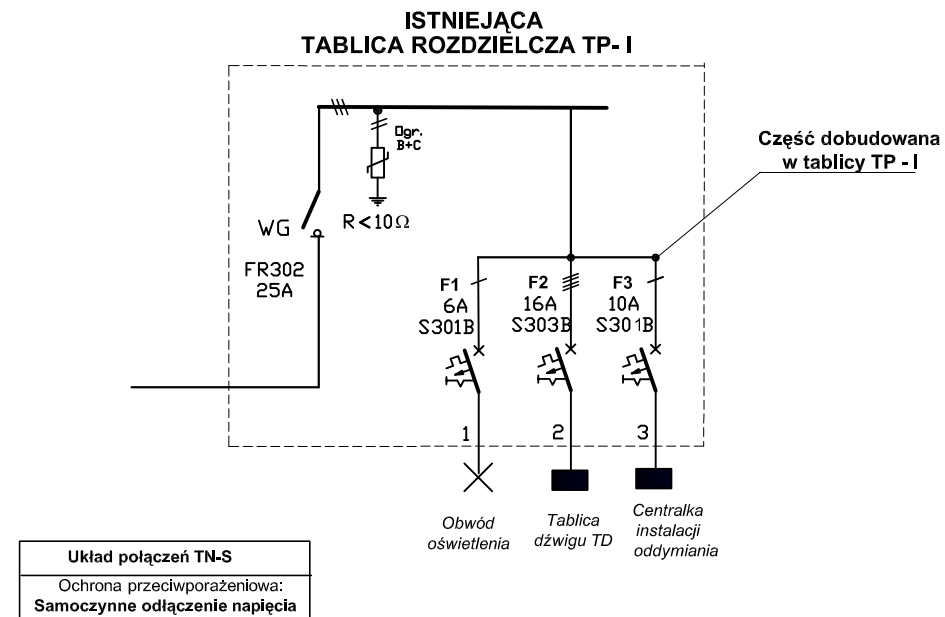

arch. Anna Nowacka tel. 0508583062		Inwestor: Urząd Miasta Brzeg	
Czepielowice 154, 49-314 Czepielowice			
Temat: Dobudowa zewnętrznej platformy dla osób niepełnosprawnych w ZS nr 2 z 0/1		Faza: proj. budowl.	
Lokalizacja: Brzeg ul. Lompy 1, dz. nr 386		Branża: ELEKTRYCZNA	
Nazwa rysunku: PLAN INSTALACJI ELEKTRYCZNEJ		Skala: 1:100	
Imię i nazwisko		Nr uprawnień	Podpis
Projektował: W.R. Sztorc		57/85/0p	Data: 05.2009
			Nr rysunku: 1/E