


- Roboty ziemne w pobliżu istn. kabli eWN oraz linii napowietrznych należy przeprowadzić z zachowaniem szczególnej ostrożności i obowiązujących przepisów BHP.

OZNACZENIE:

Wp – Wpust uliczny osadzony na rurze bet. $\phi 500$ z osadnikiem 0,95m.

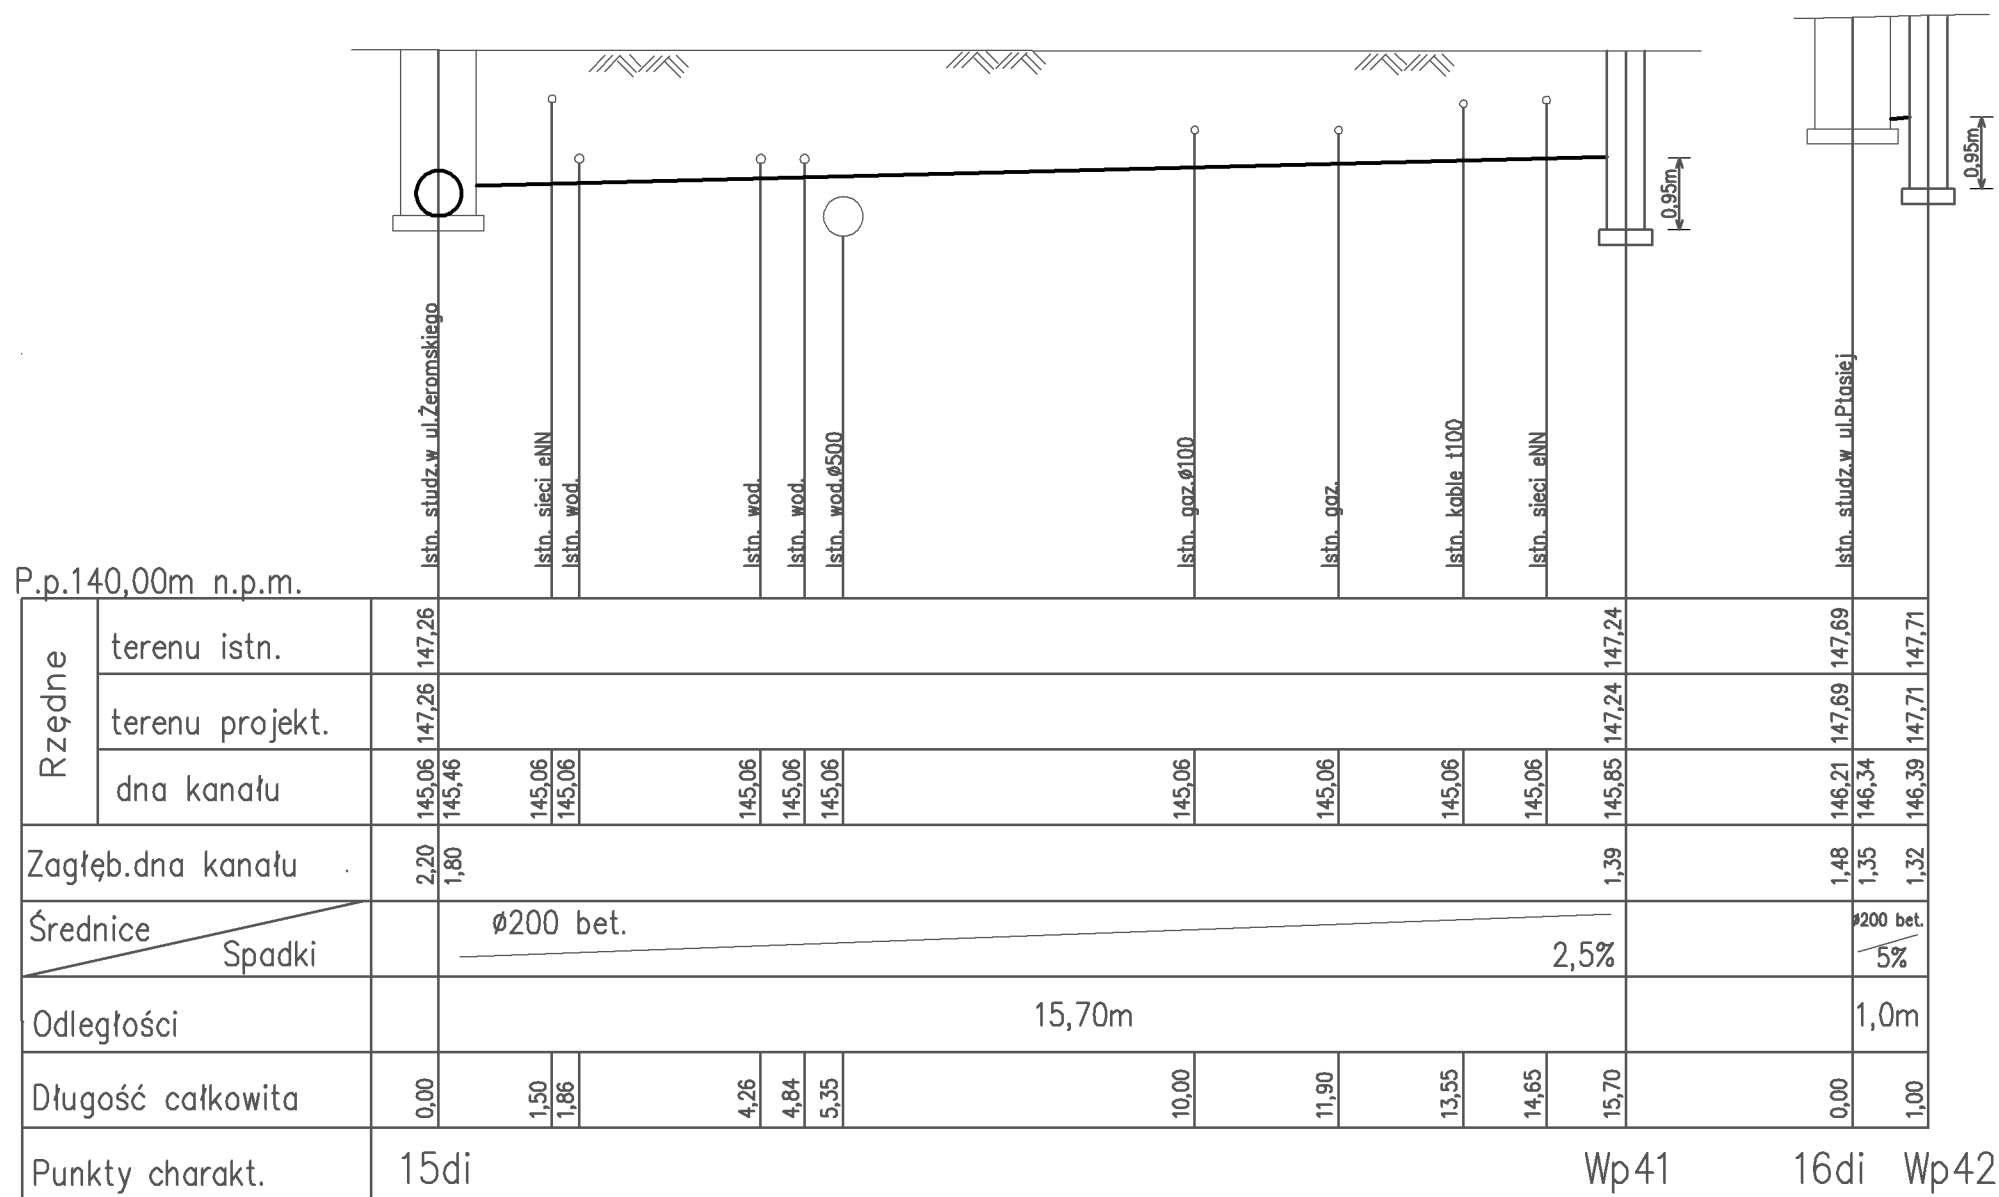

UWAGI:

- Ze względu na brak danych przyjęto zagłębienie istn. uzbrojenia podziemnego:
 - woda ~1,60m
 - gaz ~0,80m
 - sieci eNN ~0,70m
 - sieci eWN ~1,00m
 - telekomunikacja-kablowa ~0,60m
 - telekomunikacja-kanal. ~1,00m
 - sieć ciepła ~1,00m

ZAKŁAD PROJEKTOWANIA I NADZORU OBIEKTÓW INŻYNIERII ŁADOWEJ				
ul. Jedności Narodowej 71/8			50 - 262 Wrocław	
Obiekt:	Przebudowa ulic oś Westerplatte w Brzegu - ul. Ptasia i Gaj	Inwestor:	Gmina Miasto Brzeg	Nr umowy: OR.IV/IM/342-106/2006
Nazwa rysunku: PROFILE PODŁĄCZENIA WPUSTÓW DO KAN.DESZCZ.				
Data: 08.2007	Imię i nazwisko	Nr uprawnień	Podpis	Skala: 1:100
Projektant	inż.Barbara Wachel	224/79/WBPP		Branża: sanitarna
Sprawdzający	inż. Anna Malczewska	64/81/WBPP		Nr rys.: 3