
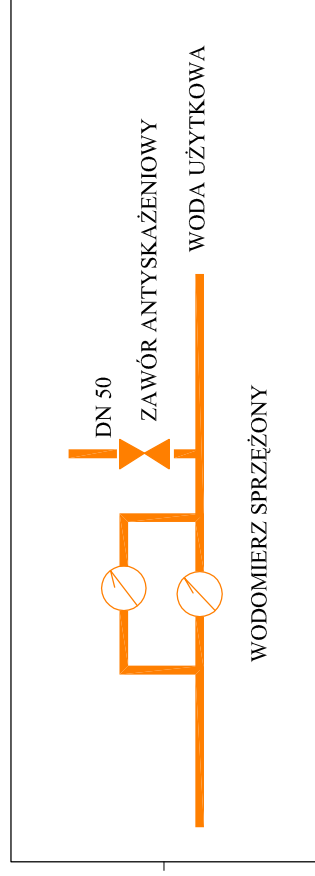


NAWIEW ŚWIEŻEGO
POWIERZA

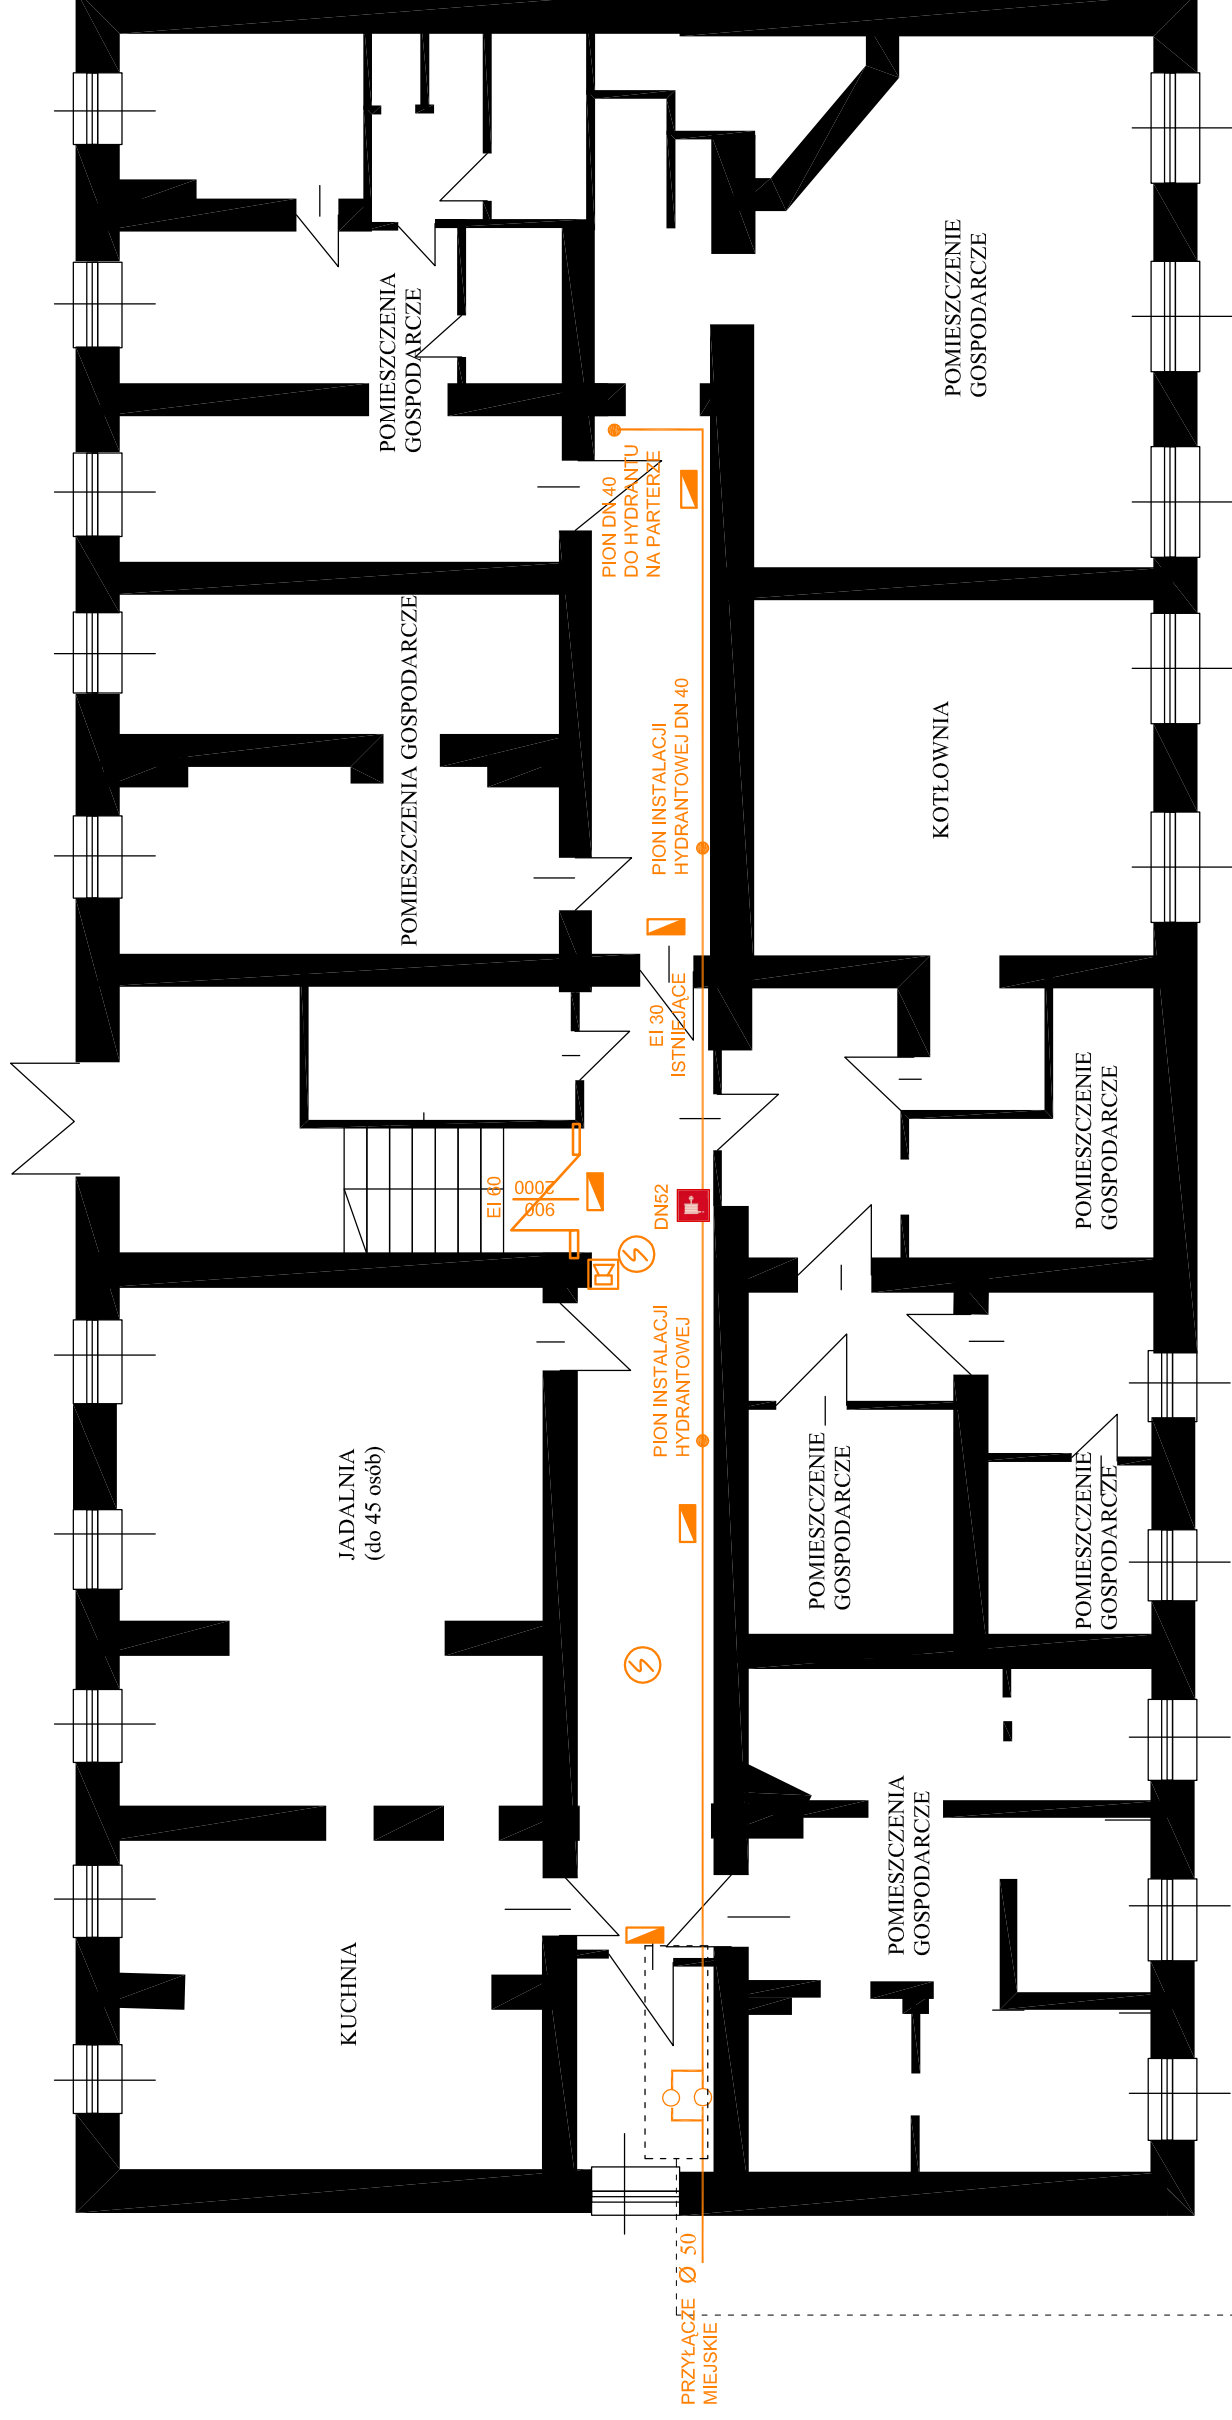

SCHEMAT PRZYŁĄCZA WODY

- LEGENDA:
- OPTYCZNA CZUJKA DYMU
 - OŚWIETLENIE AWARYJNE
 - HYDRANT WEWNĘTRZNY
 - SYGNALIZATOR AKUSTYCZNY

PIWNICE

| | |
|------------------------|---|
| Obiekt | PUBLICZNA SZKOŁA PODSTAWOWA NR 5 |
| Adres | BRZEG, UL. ROBOTNICZA 22 |
| Temat | PROJEKT BUDOWLANO-WYKONAWCZY MONTAŻU SYSTEMU ODDYMANIA, ZAMKNIĘC OGNIOWYCH, WYDZIĘLEN PRZECIWPÓZAROWYCH, OŚWIETLENIA AWARYJNEGO ORAZ INSTALACJI HYDRANTOWEJ |
| KONSTRUKCJA | AUTOR: inż. Michał Palusiński nr upr. 22487/Op |
| SPRAWDZAJĄCY: | inż. Wiesław Bagliński nr upr. 20686/Op |
| ARCHITEKTURA | AUTOR: mgr inż. arch. Krzysztof Densiewicz nr upr. 3998/Op |
| SPRAWDZAJĄCY: | mgr inż. arch. Andrzej Szuba nr upr. 8487/Op |
| INSTALACJA ELEKTRYCZNA | AUTOR: mgr inż. Krzysztof Gieśa nr upr. 19591/Op |
| SPRAWDZAJĄCY: | mgr inż. Ewald Mrugała nr upr. 20181/Op |
| INSTALACJA SANITARNA | AUTOR: inż. Marcin Sokolewski nr upr. S48817/3 |
| SPRAWDZAJĄCY: | mgr inż. Joanna Rokosz nr upr. OPL0187/PWOS/05 |
| 05.2010r | Skala 1:100 |
| | Nr.rys. |